

Memorial descritivo da edificação para ENCE

1. Descrição completa da edificação a passar por inspeção e etiquetagem (localização, endereço, zona bioclimática, número de torres, área construída, tipologia, características principais)

Edificação térrea para uso comercial da Vara do Trabalho de Araranguá, contendo 378,11m² de área construída, edificada com alvenaria de tijolos e estrutura em concreto armado (vigas, lajes e pilares), cobertura com telhas metálicas termoacústicas, situada no endereço: Rua Dr. Américo Cavalcante Rabello, nº 983 - Bairro Cidade Alta- Araranguá- SC. CEP: 88901-052.

2. Informações do proprietário (nome, razão social, CNPJ, contatos)

- Tribunal Regional do Trabalho
- CNPJ: 0.2482.005/0001-23
- Contato: Coordenadoria de Projetos e Obras - 48 3216-4388 (Eng. Adalberto)

3. Status atual da obra


Obra concluída, edificação em operação.

4. Descrição das características da Envoltória (fachadas, coberturas, vidros e aberturas) e dos sistemas de condicionamento de ar, iluminação e aquecimento de água


Os projetos foram anexados para verificação detalhada das condições, a seguir relacionamos algumas informações:

- Telhado: foi empregada telha termoacústica com 30 mm de espessura, chapa metálica superior e inferior com espessura de 0,43 mm.
- Janelas: esquadrias de alumínio, com vidro laminado comum 3 + 3mm, exceto nos WCs e vestiário, onde é vidro comum 04 mm.
- Ar condicionado: split, sendo todos equipamentos do tipo inverter.

5. Descrição e detalhes dos projetos de arquitetura (como layout, ambientes, zonas térmicas, pé-direito, etc.)
Seguem anexos os projetos.
6. ENCE pretendida: (Geral ou ENCE Parcial)
ENCE Geral.
7. Fase para a etiquetagem (Projeto ou Edificação Construída)
Edificação construída.
8. Qual o Método de avaliação pleiteado (Simplificado ou Simulação)
Simplificado

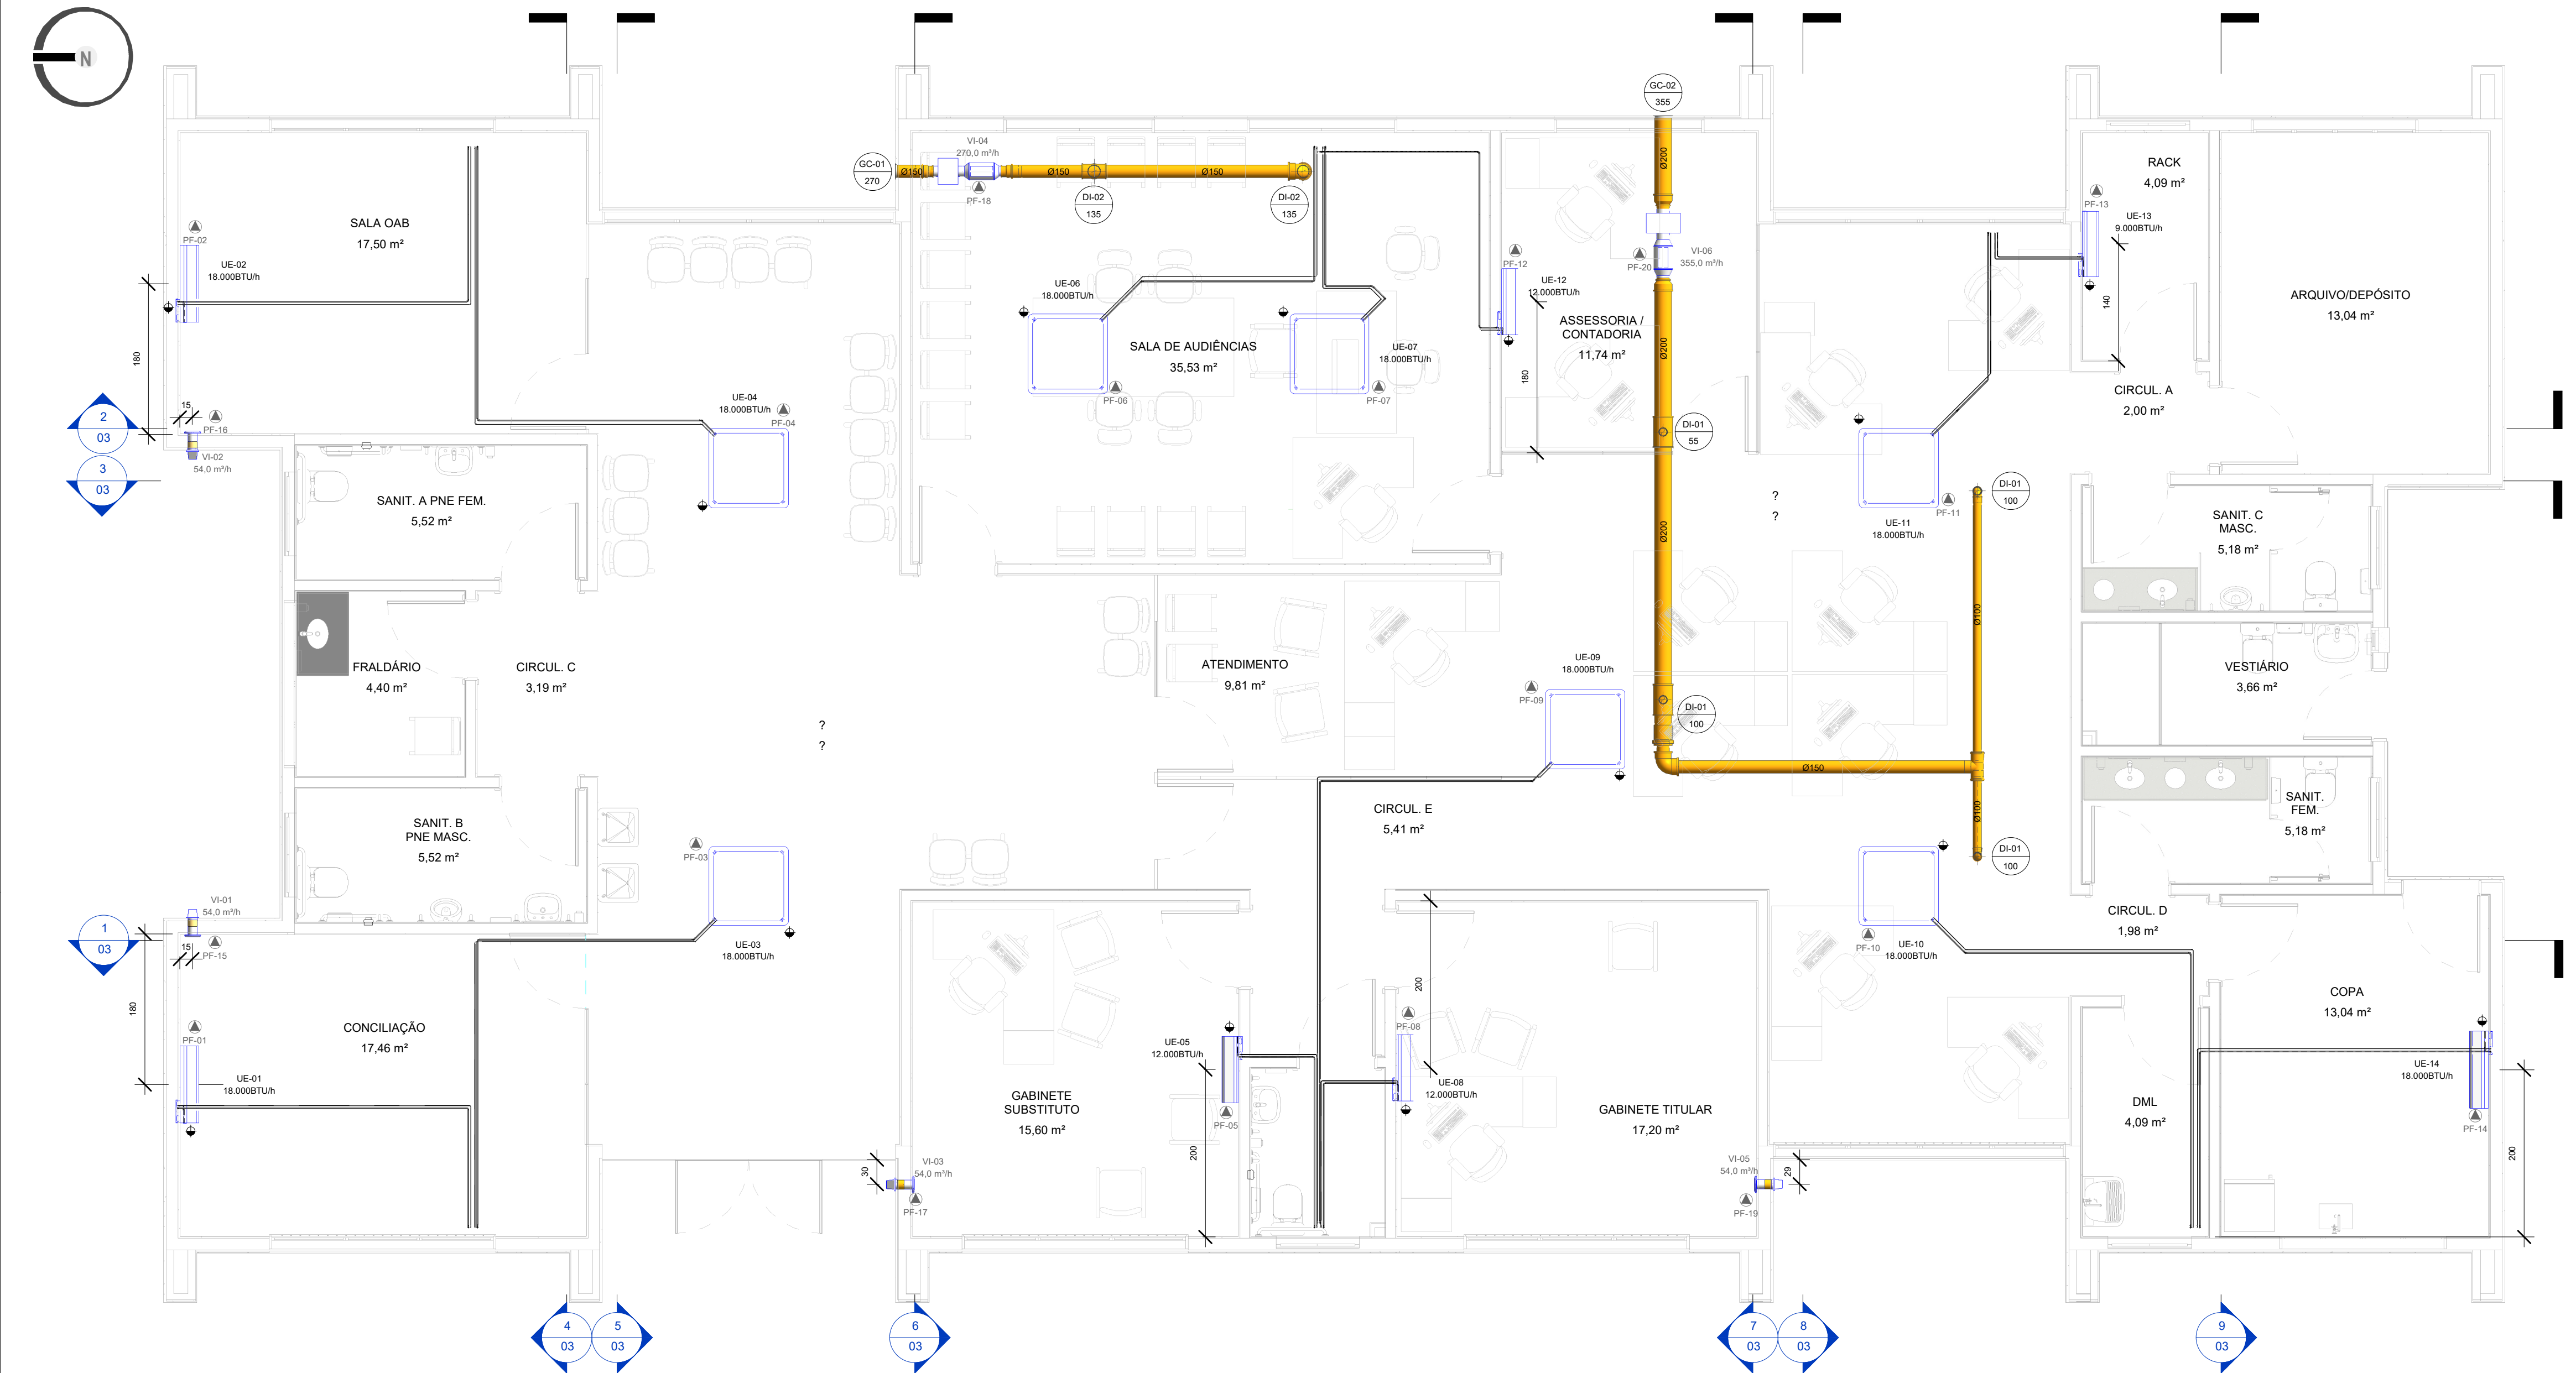

1 Térreo
Esc.: 1 : 50

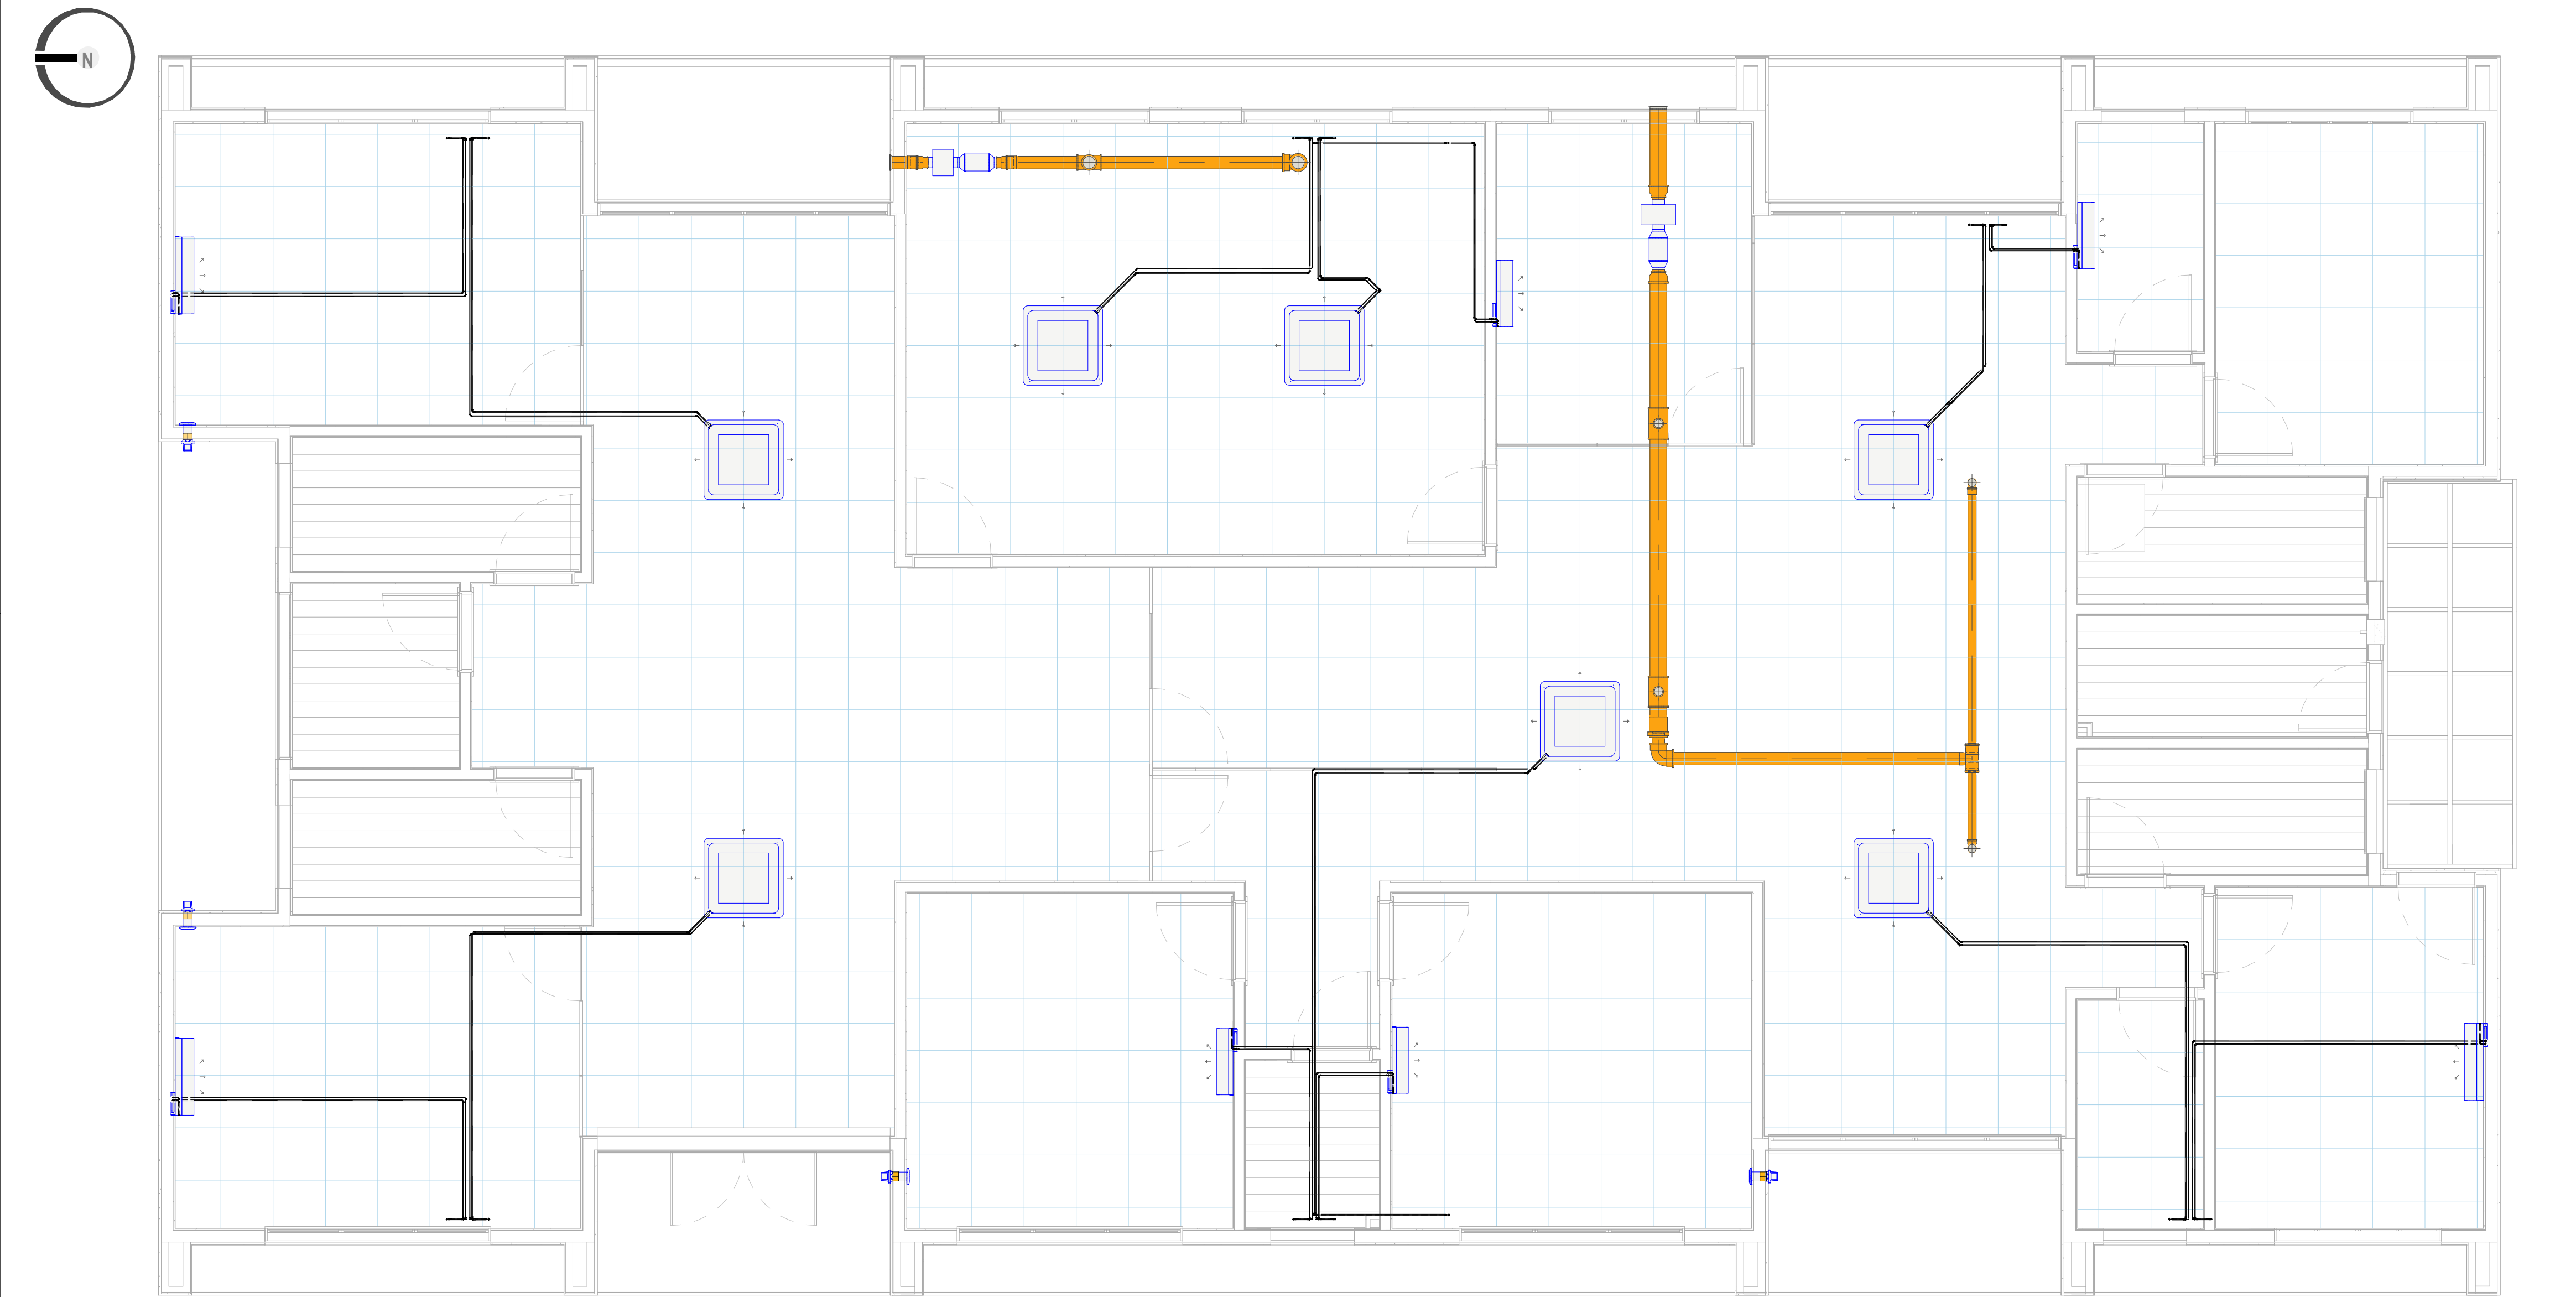

2 Posição dos equipamentos vista do forro
Esc.: 1 : 50

TUBULAÇÃO FRIGORIGENAS			
TUBULAÇÃO	FLUIDO REFRIGERANTE	DIÂMETRO (mm)	COMPRIMENTO (m)
UE/EC-01			
TUBULAÇÃO DE COBRE FLEXÍVEL	R-410A	6,4	8 m
TUBULAÇÃO DE COBRE FLEXÍVEL	R-410A	12,7	8 m
UE/EC-02			
TUBULAÇÃO DE COBRE FLEXÍVEL	R-410A	6,4	9 m
TUBULAÇÃO DE COBRE FLEXÍVEL	R-410A	12,7	9 m
UE/EC-03			
TUBULAÇÃO DE COBRE FLEXÍVEL	R-410A	6,4	9 m
TUBULAÇÃO DE COBRE FLEXÍVEL	R-410A	15,9	9 m
UE/EC-04			
TUBULAÇÃO DE COBRE FLEXÍVEL	R-410A	6,4	9 m
TUBULAÇÃO DE COBRE FLEXÍVEL	R-410A	15,9	9 m

TUBULAÇÃO FRIGORIGENAS			
TUBULAÇÃO	FLUIDO REFRIGERANTE	DIÂMETRO (mm)	COMPRIMENTO (m)
UE/EC-05			
TUBULAÇÃO DE COBRE FLEXÍVEL	R-410A	6,4	6 m
TUBULAÇÃO DE COBRE FLEXÍVEL	R-410A	12,7	6 m
UE/EC-06			
TUBULAÇÃO DE COBRE FLEXÍVEL	R-410A	6,4	7 m
TUBULAÇÃO DE COBRE FLEXÍVEL	R-410A	15,9	6 m
UE/EC-07			
TUBULAÇÃO DE COBRE FLEXÍVEL	R-410A	6,4	5 m
TUBULAÇÃO DE COBRE FLEXÍVEL	R-410A	15,9	5 m
UE/EC-08			
TUBULAÇÃO DE COBRE FLEXÍVEL	R-410A	6,4	5 m
TUBULAÇÃO DE COBRE FLEXÍVEL	R-410A	12,7	5 m

TUBULAÇÃO FRIGORIGENAS			
TUBULAÇÃO	FLUIDO REFRIGERANTE	DIÂMETRO (mm)	COMPRIMENTO (m)
UE/EC-09			
TUBULAÇÃO DE COBRE FLEXÍVEL	R-410A	6,4	13 m
TUBULAÇÃO DE COBRE FLEXÍVEL	R-410A	15,9	12 m
UE/EC-10			
TUBULAÇÃO DE COBRE FLEXÍVEL	R-410A	6,4	9 m
TUBULAÇÃO DE COBRE FLEXÍVEL	R-410A	15,9	9 m
UE/EC-11			
TUBULAÇÃO DE COBRE FLEXÍVEL	R-410A	6,4	6 m
TUBULAÇÃO DE COBRE FLEXÍVEL	R-410A	15,9	6 m

TUBULAÇÃO FRIGORIGENAS			
TUBULAÇÃO	FLUIDO REFRIGERANTE	DIÂMETRO (mm)	COMPRIMENTO (m)
UE/EC-12			
TUBULAÇÃO DE COBRE FLEXÍVEL	R-410A	6,4	9 m
TUBULAÇÃO DE COBRE FLEXÍVEL	R-410A	12,7	9 m
UE/EC-13			
TUBULAÇÃO DE COBRE FLEXÍVEL	R-410A	6,4	5 m
TUBULAÇÃO DE COBRE FLEXÍVEL	R-410A	9,5	5 m
UE/EC-14			
TUBULAÇÃO DE COBRE FLEXÍVEL	R-410A	6,4	9 m
TUBULAÇÃO DE COBRE FLEXÍVEL	R-410A	12,7	9 m

LEGENDA:

- EQUIPAMENTO NOVO
- TUBULAÇÃO FRIGORIGENA
- PONTO DE FORÇA POSICIONADO JUNTO AO EQUIPAMENTO. CARACTERÍSTICAS VER TABELA. VER COM PROJETO ELÉTRICO O LOCAL DO QUADRO DE DISJUNTORES.
- PONTO DE DRENO EM PVC SIFONADO COM DIÂMETRO MÍNIMO DE 25mm.
- TAG DE GRELHA DE AR: TIPO / VAZÃOm³/h
- TIPO VAZÃO m³/h
- TUBO DE PVC PARA RENOVAÇÃO DE AR.

- NOTAS:
- TODAS AS MEDIDAS ESTÃO EM CM EXCETO QUANDO INDICADA A UNIDADE;
 - VERIFICAR TENSÃO ELÉTRICA E CARGA DISPONÍVEL NO LOCAL;
 - LINHAS FRIGORÍGENAS DEVERÃO SER PREFERENCIALMENTE ENCAMINHADAS SOBRE O FORRO CONFORME INDICADO NO PROJETO;
 - AS BITOLAS DOS TUBOS FRIGORÍGENOS DEVEM SER CONSOLIDADAS DE ACORDO COM A ESPECIFICAÇÃO DO FABRICANTE DOS SPLITS;
 - TODAS AS TUBULAÇÕES DE DRENAGEM DAS EVAPORADORAS DEVERÃO SER PREFERENCIALMENTE ENCAMINHADAS ACIMA DO FORRO (PARA EVAPORADORAS CASSETE) E EMBUTIDAS NA PAREDE (PARA EVAPORADORAS HI WALL), CONFORME PROJETO HIDROSSANITÁRIO;
 - TODAS AS EVAPORADORAS DO TIPO HI WALL DEVERÃO SER INSTALADAS NO MÍNIMO A 15CM ABAIXO DO FORRO;
 - SISTEMAS DE VENTILAÇÃO DEVEM SER FIXADOS À LAJE POR SUPORTES E TIRANTES;
 - PARA COMANDO DOS SPLITS USAR CABO PP 4X1,5MM² E PARA ALIMENTAÇÃO USAR 3X2,5MM²;
 - OS VENTILADORES PARA RENOVAÇÃO DE AR DAS SALAS DEVEM SER ACIONADOS ATRAVÉS DE INTERRUPTOR EXCLUSIVO AO LADO DO INTERRUPTOR DA ILUMINAÇÃO;
 - MODELOS DE EQUIPAMENTOS E TERMINAIS DE AR SÃO DE REFERÊNCIA, AO SE EMPREGAR OUTROS FABRICANTES E MODELOS OBSERVAR QUE ESTES DEVEM ATENDER TODOS OS REQUISITOS ESPECIFICADOS EM PROJETO;
 - EQUIPAMENTOS QUE GERAM VIBRAÇÃO DEVEM POSSUIR CALÇOS DE BORRACHA;
 - TODAS AS CONEXÕES ENTRE DUTOS E EQUIPAMENTOS DEVEM POSSUIR LONA FLEXÍVEL PARA IMPEDIR A PROPAGAÇÃO DE VIBRAÇÃO;
 - OS DRENOS DOS CASSETES DEVERÃO TER CAIMENTO DE NO MÍNIMO 2% E DEVERÃO RECEBER ISOLAMENTO TÉRMICO PARA EVITAR A CONDENSAÇÃO.
 - DESCRIÇÃO DO PROJETO CONFORME MEMORIAL DESCRITIVO TRT_ARA_EX_HVAC_05_MEM-000.

PONTO DE FORÇA						
ONTO DE FORÇA	TAG	POTÊNCIA	ALIMENTAÇÃO			ACIONAMENTO
			TENSÃO	Nº FASES	FREQÜÊNCIA	
PF-01	UE-01	1525 W	220 V	1	60 Hz	CONTROLE REMOTO
PF-02	UE-02	1525 W	220 V	1	60 Hz	CONTROLE REMOTO
PF-03	UE-03	1630 W	220 V	1	60 Hz	CONTROLE REMOTO
PF-04	UE-04	1630 W	220 V	1	60 Hz	CONTROLE REMOTO
PF-05	UE-05	1110 W	220 V	1	60 Hz	CONTROLE REMOTO
PF-06	UE-06	1630 W	220 V	1	60 Hz	CONTROLE REMOTO
PF-07	UE-07	1630 W	220 V	1	60 Hz	CONTROLE REMOTO
PF-08	UE-08	1110 W	220 V	1	60 Hz	CONTROLE REMOTO
PF-09	UE-09	1630 W	220 V	1	60 Hz	CONTROLE REMOTO
PF-10	UE-10	1630 W	220 V	1	60 Hz	CONTROLE REMOTO
PF-11	UE-11	1630 W	220 V	1	60 Hz	CONTROLE REMOTO
PF-12	UE-12	1110 W	220 V	1	60 Hz	CONTROLE REMOTO
PF-13	UE-13	815 W	220 V	1	60 Hz	CONTROLE REMOTO
PF-14	UE-14	1525 W	220 V	1	60 Hz	CONTROLE REMOTO
PF-15	VI-01	23 W	220 V	1	60 Hz	INTERRUPTOR DA SALA DE CONCILIAÇÃO
PF-16	VI-02	23 W	220 V	1	60 Hz	INTERRUPTOR DA SALA OAB
PF-17	VI-03	23 W	220 V	1	60 Hz	INTERRUPTOR DO GABINETE DOS SUBSTITUTO
PF-18	VI-04	43 W	220 V	1	60 Hz	INTERRUPTOR DA SALA DE AUDIÊNCIAS
PF-19	VI-05	23 W	220 V	1	60 Hz	INTERRUPTOR DO GABINETE DO TITULAR
PF-20	VI-06	70 W	220 V	1	60 Hz	INTERRUPTOR DA SALA DA SECRETARIA

TERMINAIS DE AR CIRCULARES				
TAG	DESCRIÇÃO	DIÂMETRO DE CONEXÃO	QNT.	
DI-01	DIFUSOR DE RENOVAÇÃO DE AR CIRCULAR, EM PVC, COR BRANCA, COM REGISTRO.	100	100	4
DI-02	DIFUSOR DE RENOVAÇÃO DE AR CIRCULAR, EM PVC, COR BRANCA, COM REGISTRO.	150	150	2
GC-01	TOMADA DE AR EXTERNO CIRCULAR, EM ABS, TELA DE PROTEÇÃO, COM MOLDURA EXTERNA E PINGADEIRA	150	150	1
GC-02	TOMADA DE AR EXTERNO CIRCULAR, EM ABS, TELA DE PROTEÇÃO, COM MOLDURA EXTERNA E PINGADEIRA	200	200	1

VENTILADORES DE RENOVAÇÃO				
TAG	DESCRIÇÃO	PRESSÃO DISPONÍVEL	VAZÃO DE PROJETO	
VI-01	RENOVADOR DE AR SPLITVENT BIVOLT COM INSTALAÇÃO NA PAREDE COMPLETO COM FILTRO G4+M5	25,0 Pa	25,0 Pa	54,0 m³/h
VI-02	RENOVADOR DE AR SPLITVENT BIVOLT COM INSTALAÇÃO NA PAREDE COMPLETO COM FILTRO G4+M5	25,0 Pa	25,0 Pa	54,0 m³/h
VI-03	RENOVADOR DE AR SPLITVENT BIVOLT COM INSTALAÇÃO NA PAREDE COMPLETO COM FILTRO G4+M5	25,0 Pa	25,0 Pa	54,0 m³/h
VI-04	VENTILADOR / EXAUSTOR HELICOCENTRÍFUGO EM LINHA, ADAPTÁVEL A TUBOS DE Ø=125 MM, COM CAIXA DE FILTRAGEM EM AÇO GALVANIZADO, CONEXÃO Ø=125 MM	40,0 Pa	40,0 Pa	270,0 m³/h
VI-05	RENOVADOR DE AR SPLITVENT BIVOLT COM INSTALAÇÃO NA PAREDE COMPLETO COM FILTRO G4+M5	25,0 Pa	25,0 Pa	54,0 m³/h
VI-06	VENTILADOR / EXAUSTOR HELICOCENTRÍFUGO EM LINHA, ADAPTÁVEL A TUBOS DE Ø=150 MM, COM CAIXA DE FILTRAGEM EM AÇO GALVANIZADO, CONEXÃO Ø=150 MM	40,0 Pa	40,0 Pa	355,0 m³/h

UNIDADES EVAPORADORAS SPLIT				
TAG	DESCRIÇÃO	CAPACIDADE NOMINAL	QNT.	PESO
UE-13	UNIDADE EVAPORADORA, SPLIT SYSTEM, INVERTER, MODELO HI WALL COM CICLO QUENTE/FRIO	9.000BTU/h	1	7,00 kg
UE-05 / UE-08 / UE-12	UNIDADE EVAPORADORA, SPLIT SYSTEM, INVERTER, MODELO HI WALL COM CICLO QUENTE/FRIO	12.000BTU/h	3	8,00 kg
UE-01 / UE-02 / UE-14	UNIDADE EVAPORADORA, SPLIT SYSTEM, INVERTER, MODELO HI WALL COM CICLO QUENTE/FRIO	18.000BTU/h	3	11,50 kg
UE-03 / UE-04 / UE-06 / UE-07 / UE-09 / UE-10 / UE-11	UNIDADE EVAPORADORA SPLIT SYSTEM, INVERTER, MODELO CASSETE COM CICLO QUENTE/FRIO	18.000BTU/h	7	30,00 kg

1	Revisão conforme termo de verificação 27/12/2022	Téc. Mec. Jonathan	05/01/2023
0	Emissão	Téc. Mec. Jonathan	15/11/2022
VERSÃO	DESCRIÇÃO	RESPONSÁVEL	DATA



BAGGIO
ARQUITETURA E ENGENHARIA
CONSULTORIA E DESIGN

Rua Zamehoff, 71
Fone/Fax: (51) 3337-0014
baggio@baggio.com.br

Elaborado por:
Eng. Mec. Patrícia Duarte
CO-RESPONSÁVEL

EXECUTIVO

Disciplina: MECÂNICA

TRIBUNAL REGIONAL DO TRABALHO 12ª REGIÃO

○ RUA AMÉRICO CAVALCANTE RABELO, ARARANGUÁ-RS

PROPRIETÁRIO:
TRT ARARANGUÁ
AUTOR PROJETO:

COORDENAÇÃO:
Eng. Dagmara Rocha
BIM MANAGER:
Arq. Emanuel Jacques
BIM COORDINATOR:
Arq. Emanuel Jacques
BIM MODELLER:
Téc. Mec. Jonathan




ESCALA:
Como indicado

FRANCHA:

Assunto: PLANTA BAIXA - TÉRREO

01 / 04

TRT_ARA_EX_HVAC_01_TER_R01

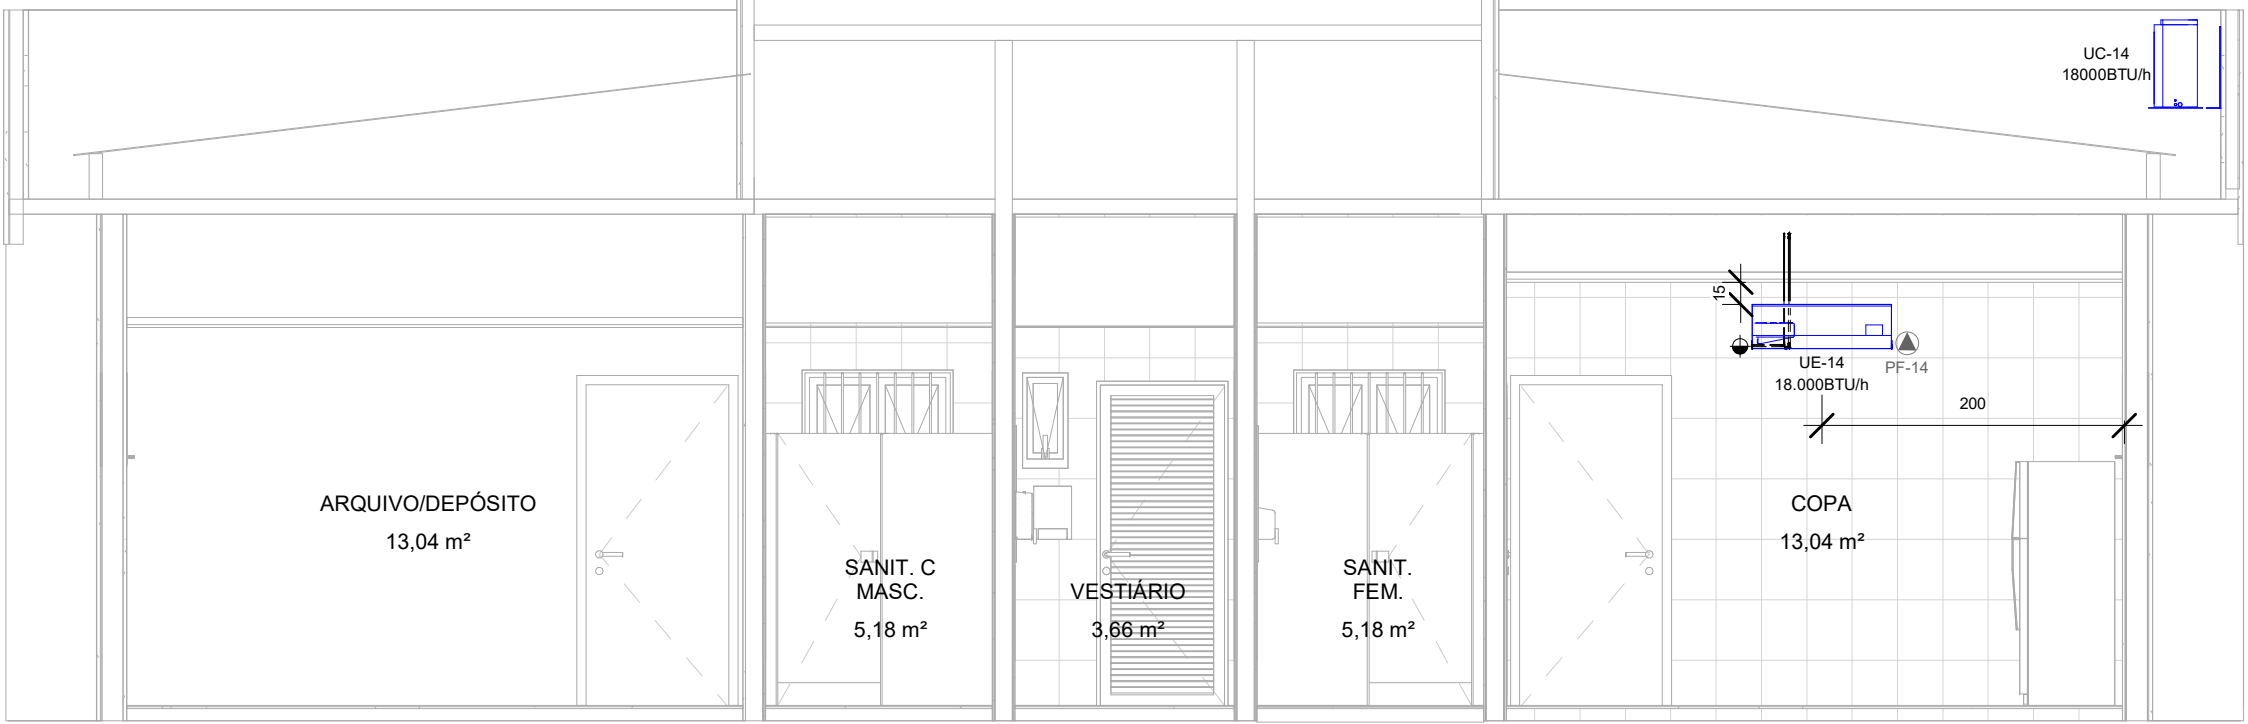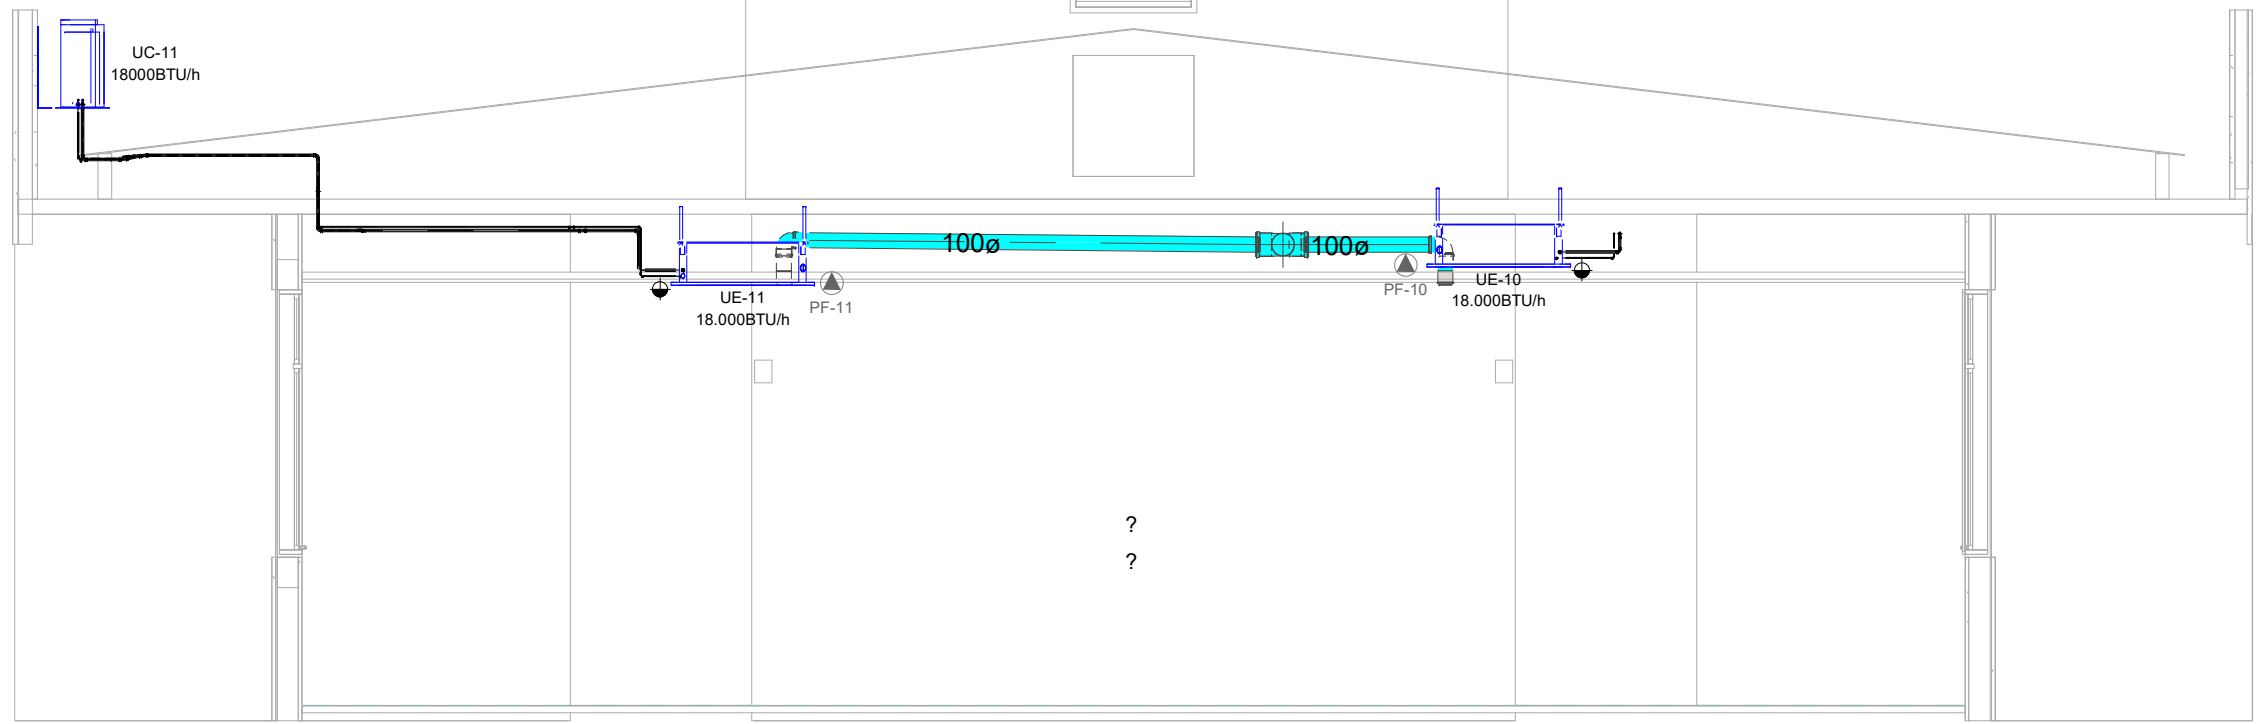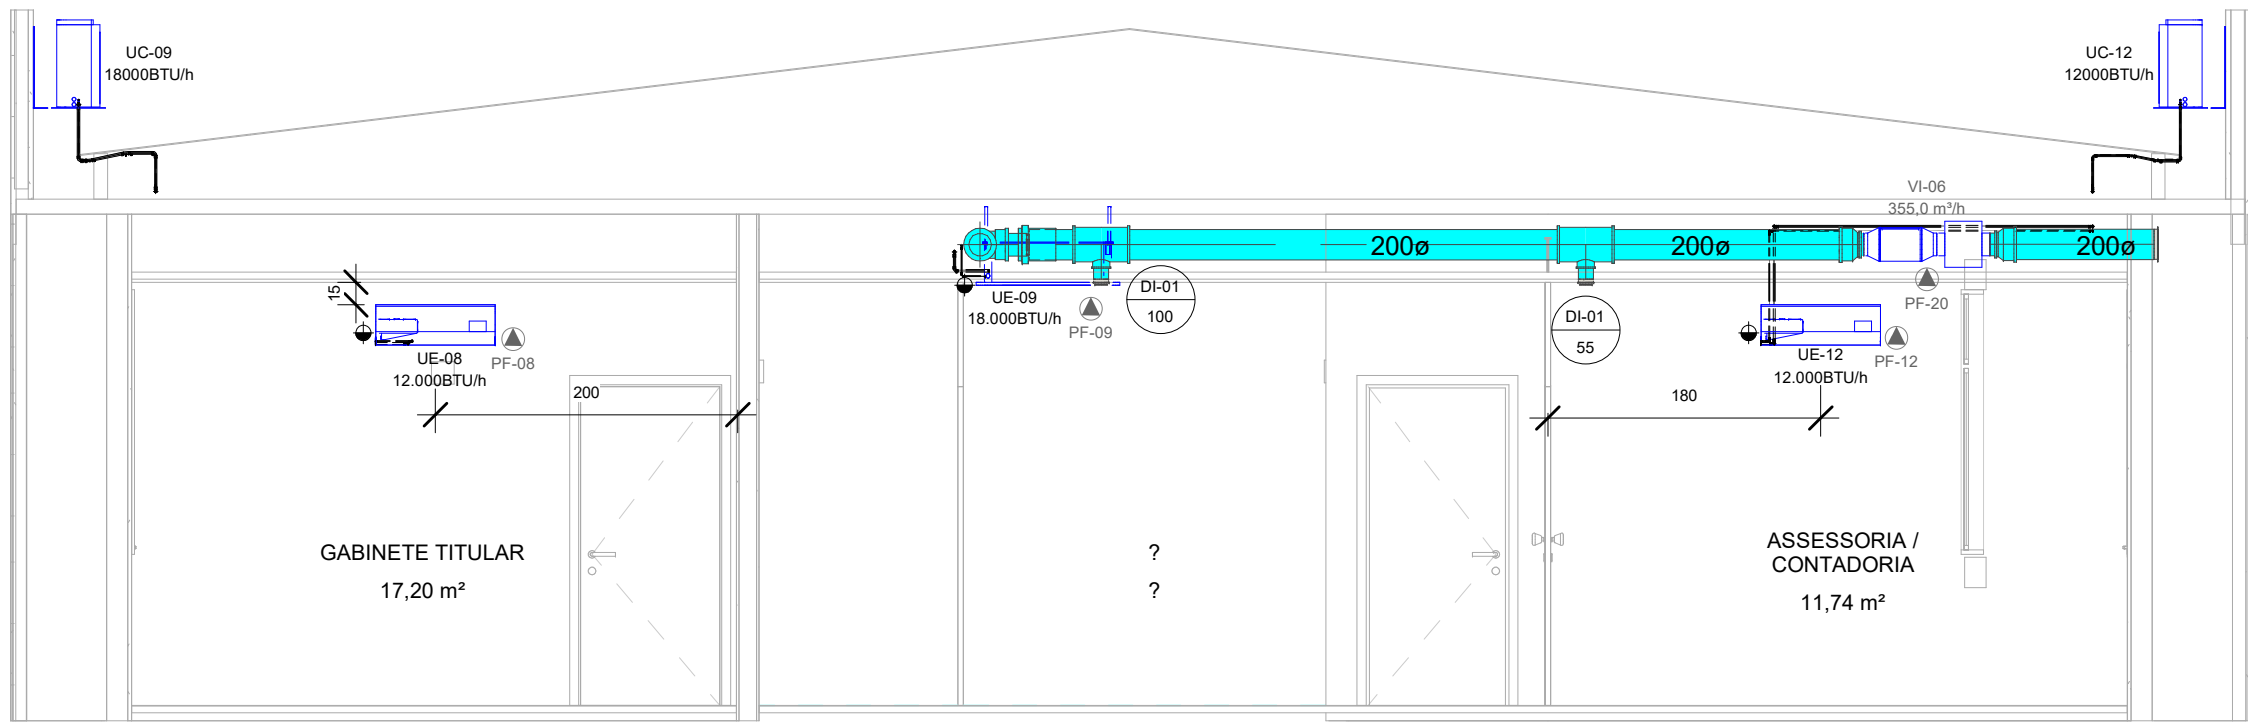

7 GABINETE TITULAR, ATENDIMENTO E ASSESSORIA


Esc.: 1 : 50

8 SECRETÁRIA

Esc.: 1 : 50

9 ARQUIVO, BANHEIROS E COPA

Esc.: 1 : 50

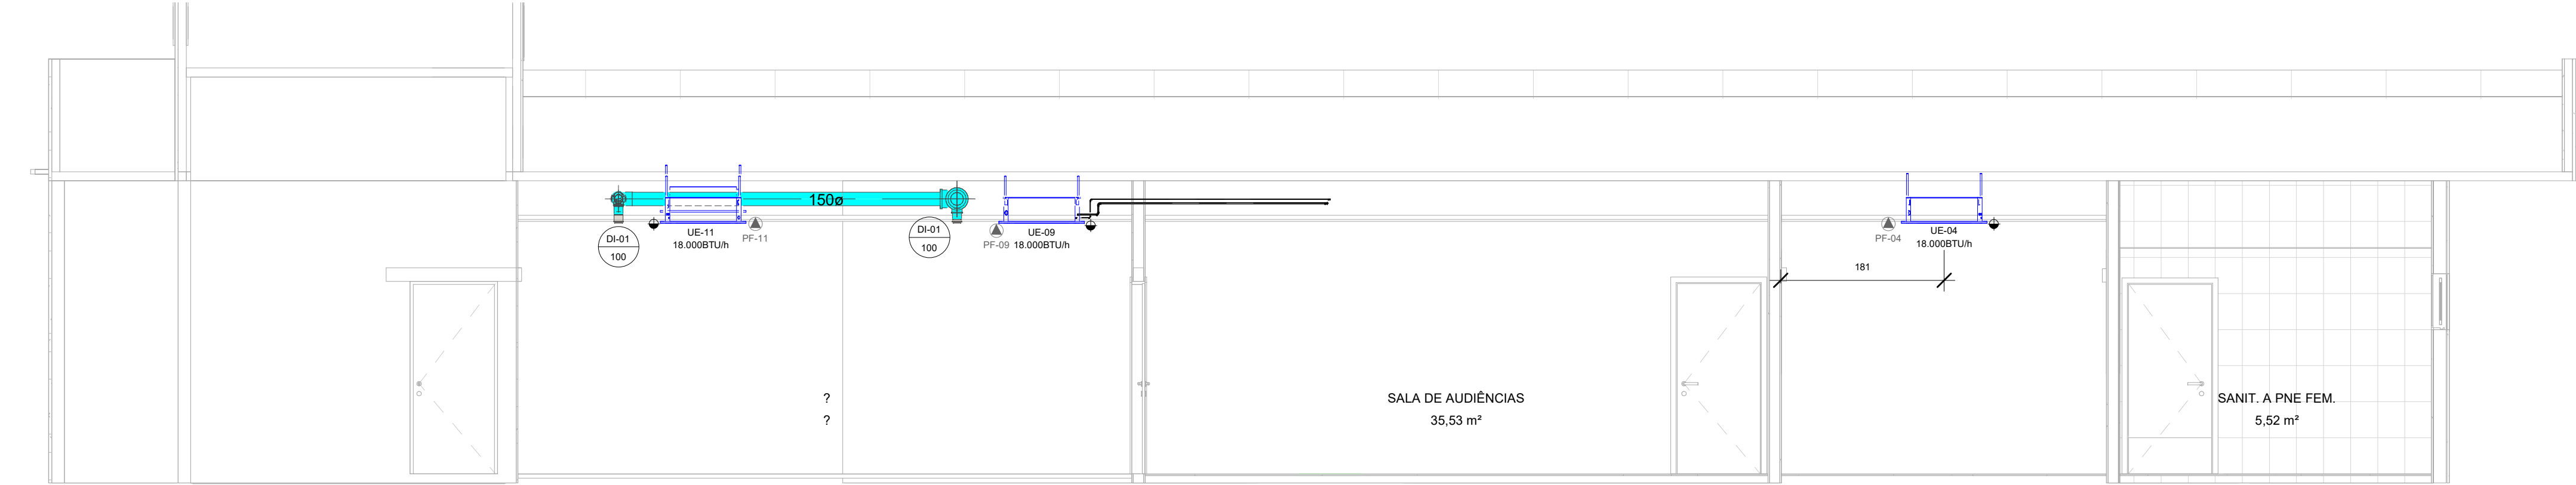


3 BANHEIROS, SECRETARIA E ÁREA DE PÚBLICO

Esc.: 1 : 50




6 SALA DE AUDIÊNCIAS E GABINETE SUBSTITUTO

Esc.: 1 : 50

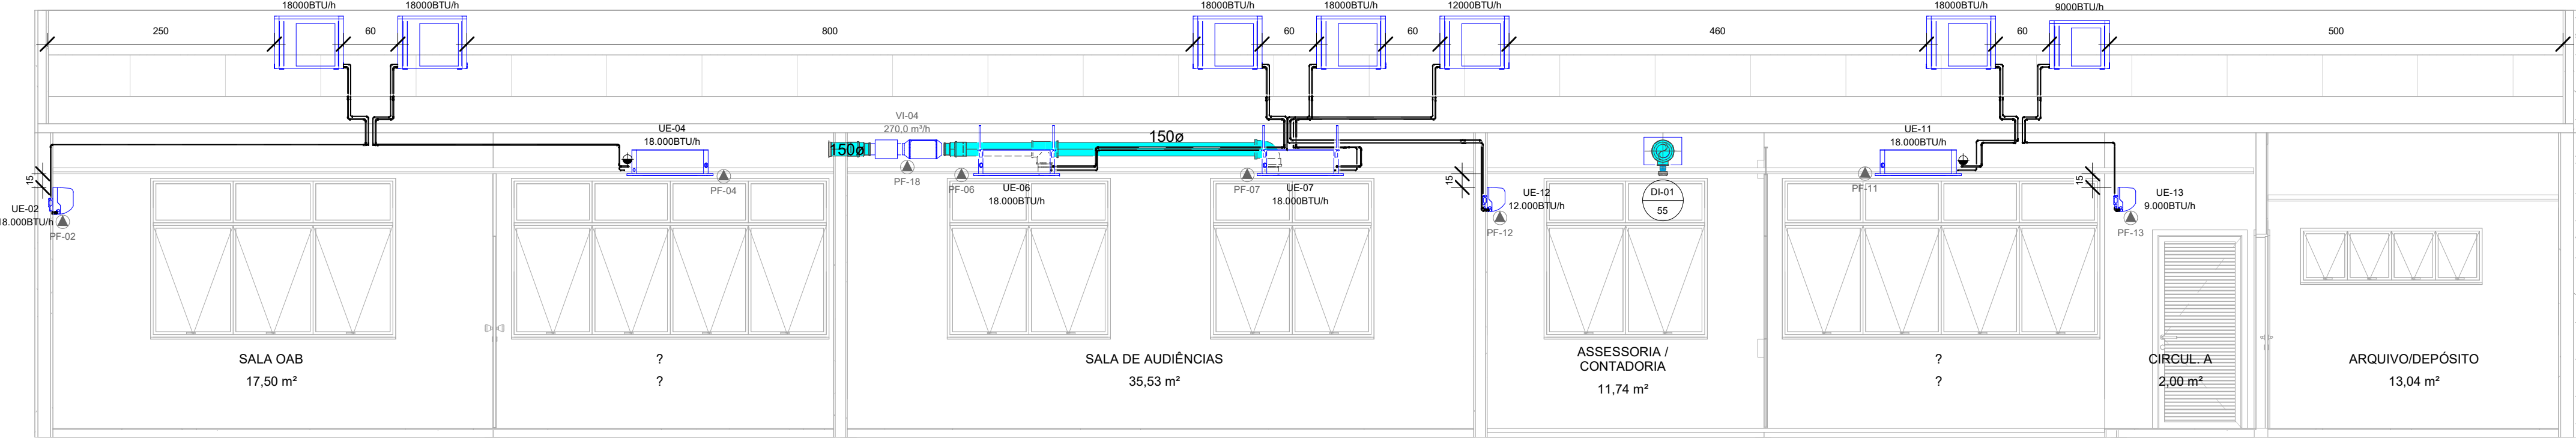


2 SALAS OAB, AUDIÊNCIAS, ASSESSORIA, RACK E ARQUIVO

Esc.: 1 : 50

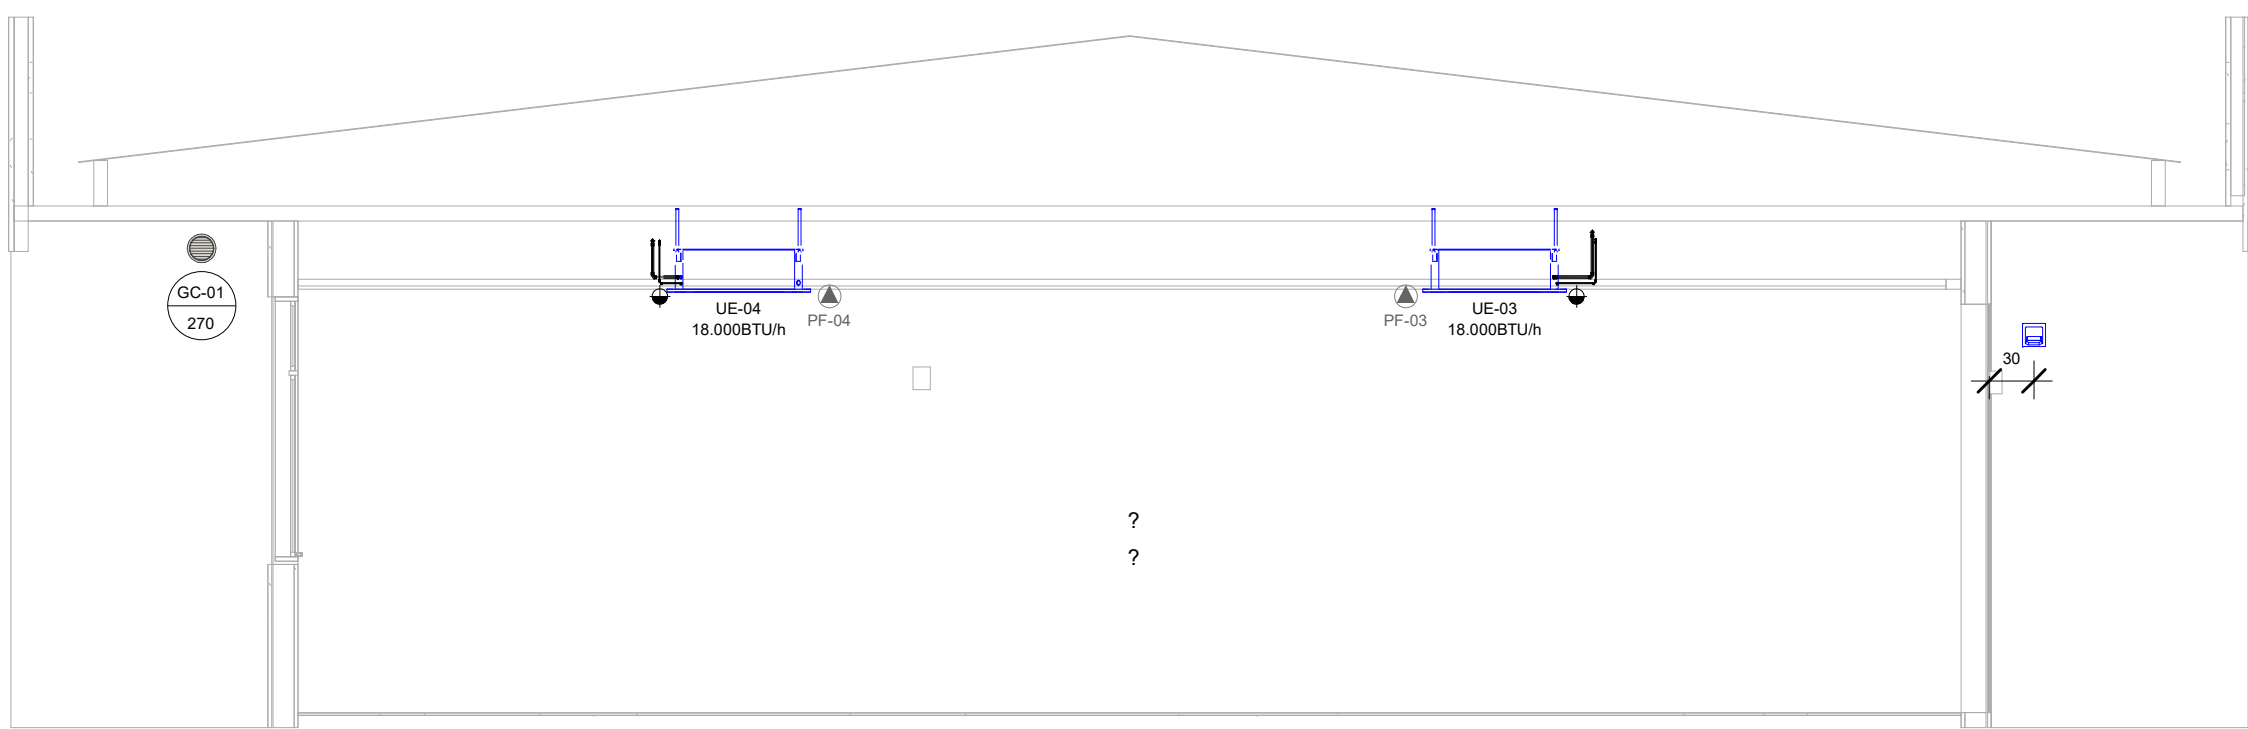


5 AREA DE PÚBLICO

Esc.: 1 : 50

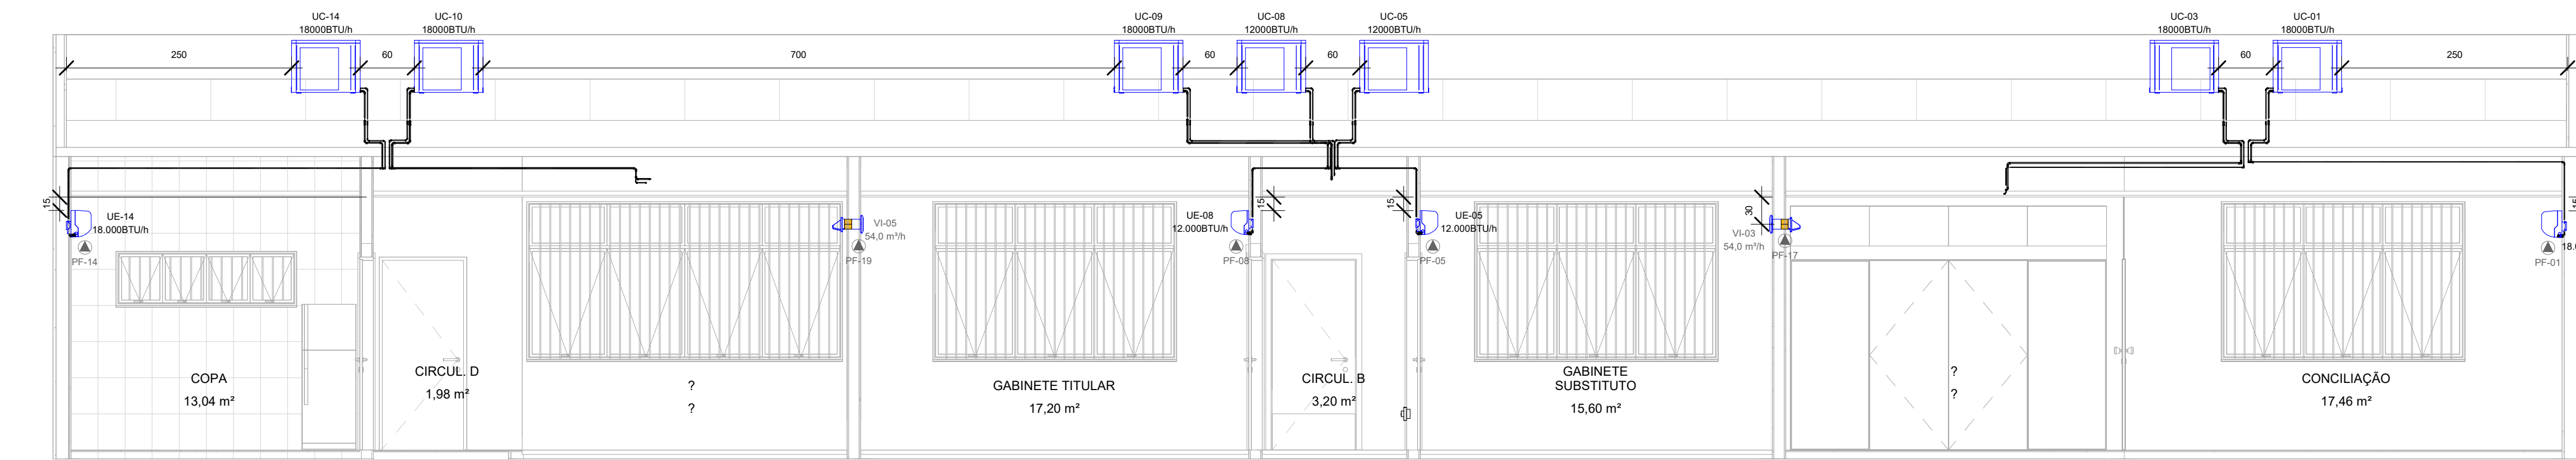

1 COPA, GABINETES E CONCILIAÇÃO

Esc.: 1 : 50

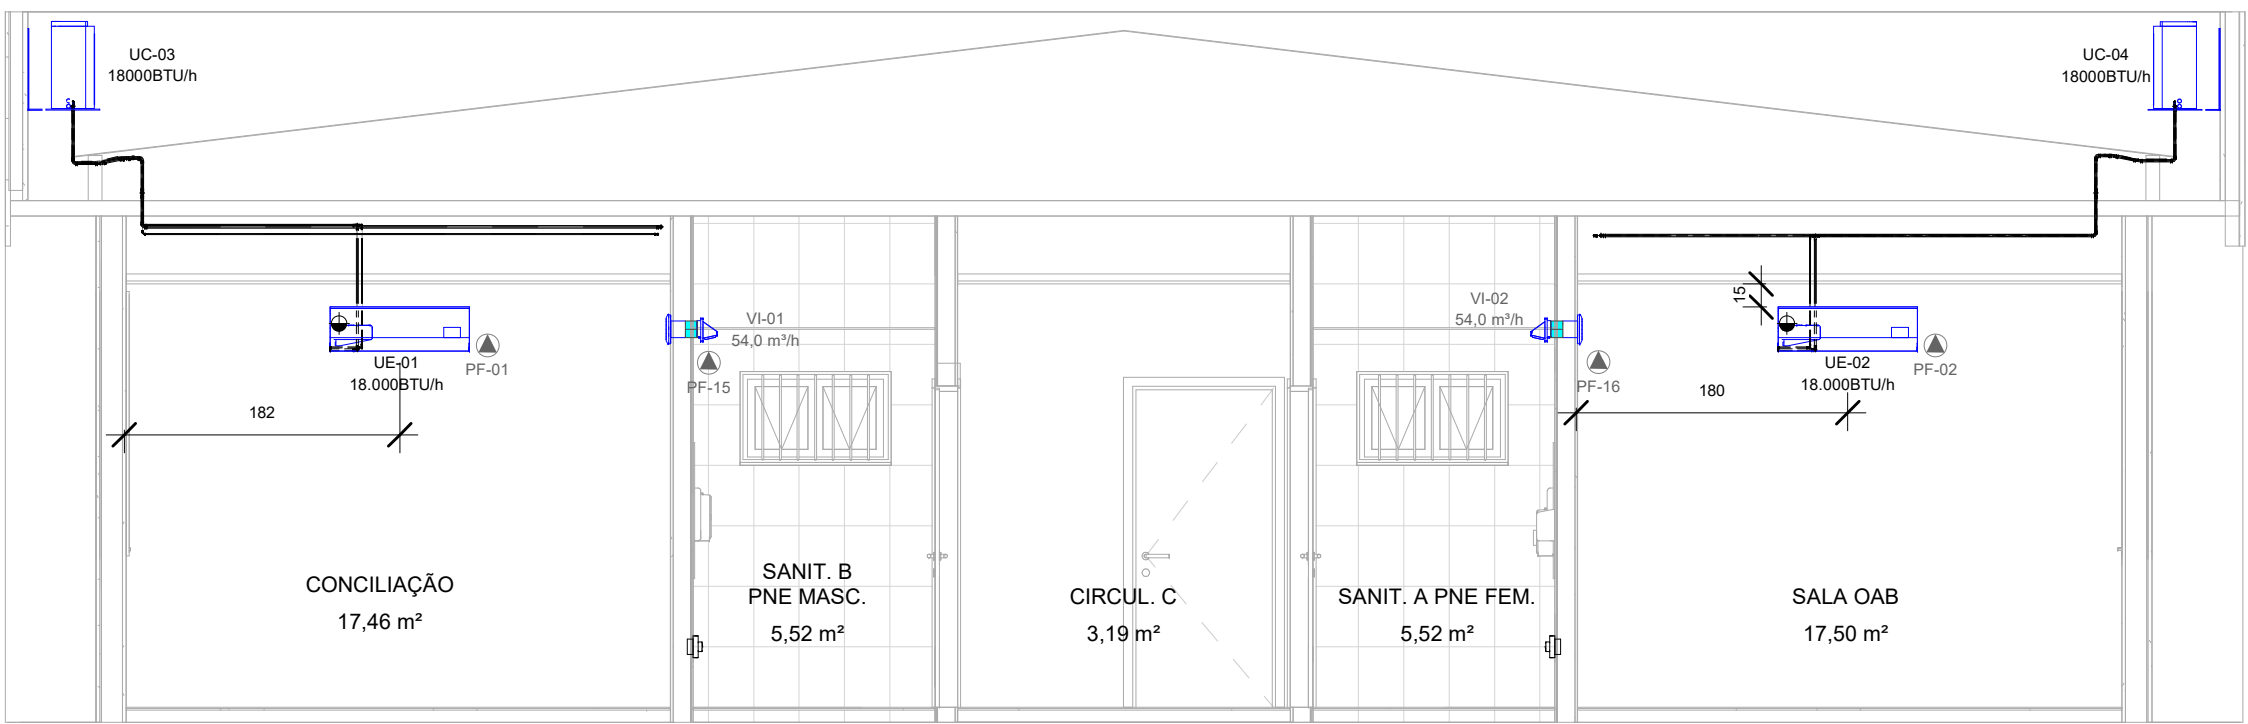

4 CONCILIAÇÃO, BANHEIROS E OAB

Esc.: 1 : 50

1	Revisão conforme termo de verificação 27/12/2022	Téc. Mec. Jonathan	05/01/2023
0	Emissão	Téc. Mec. Jonathan	15/11/2022
VERSÃO	DESCRIÇÃO	RESPONSÁVEL	DATA
TRIBUNAL REGIONAL DO TRABALHO 12ª REGIÃO			
RUA AMÉRICO CAVALCANTE RABELO, ARARANGUÁ-RS			
PROPRIETÁRIO:		COORDENAÇÃO	
TRT ARARANGUÁ		Engª Dignara Rocha	
AUTOR PROJETO:		BM MANAGER:	
Engª Patrícia Duarte		Arq. Emanuel Jacques	
RESPONSÁVEL TÉCNICO:		BM COORDINATOR	
Arq. Emanuel Jacques		BM MODELER:	
Arq. Emanuel Jacques		Arq. Emanuel Jacques	
EXECUTIVO		ESCALA:	
Engª Mec. Patrícia Duarte CREARIS - 145.613		1 : 50	
CO-RESPONSÁVEL		PRINCHA:	
Disciplina: MECÂNICA		Assunto: CORTES	
		03 / 04	




PLANILHA DE ÁREAS	
AMBIENTE	ÁREA
SALA OAB	17,50 m ²
SANIT. PNE FEM. - A	5,53 m ²
FRALDÁRIO	4,40 m ²
SANIT. PNE MASC. - B	5,52 m ²
GABINETE SUBSTITUTO	15,60 m ²
GABINETE TITULAR	17,20 m ²
WC FEM. - C	3,21 m ²
SALA DE AUDIÊNCIAS	35,53 m ²
ASSESSORIA / CONTADORIA	11,74 m ²
RACK	4,09 m ²
SANIT. MASC.	5,18 m ²
VESTIÁRIO	3,66 m ²
SANIT. - FEM.	5,18 m ²
CÍRCULO A	2,00 m ²
CÍRCULO B	3,20 m ²
ATENDIMENTO	9,81 m ²
CÍRCULO E	5,41 m ²
CÍRCULO C	3,19 m ²
RESERVATÓRIOS	17,39 m ²
CÍRCULO D	1,98 m ²
DML	4,09 m ²
CONCiliação	17,46 m ²
ARQUIVO/DEPÓSITO	13,04 m ²
COPA	13,04 m ²
SECRETARIA	56,94 m ²
RECEPÇÃO / ESPERA	51,81 m ²
Total geral	333,69 m ²

Technical drawing of a rectangular plate with the following dimensions and features:

- Overall width: 375
- Overall height: 221
- Left margin: 20
- Right margin: 20
- Top margin: 20
- Bottom margin: 20
- Internal features:
 - A square with the number 3 inside.
 - A circle with the number 2 inside.
 - A triangle with the number 1 inside.
 - A hole with a diameter of $\varnothing 5.58$.
- Label: PAVZ-03 370x210

VERSÃO	DESCRIÇÃO	RESPONSÁVEL	DATA

PLANTA BAIXA TÉRREC

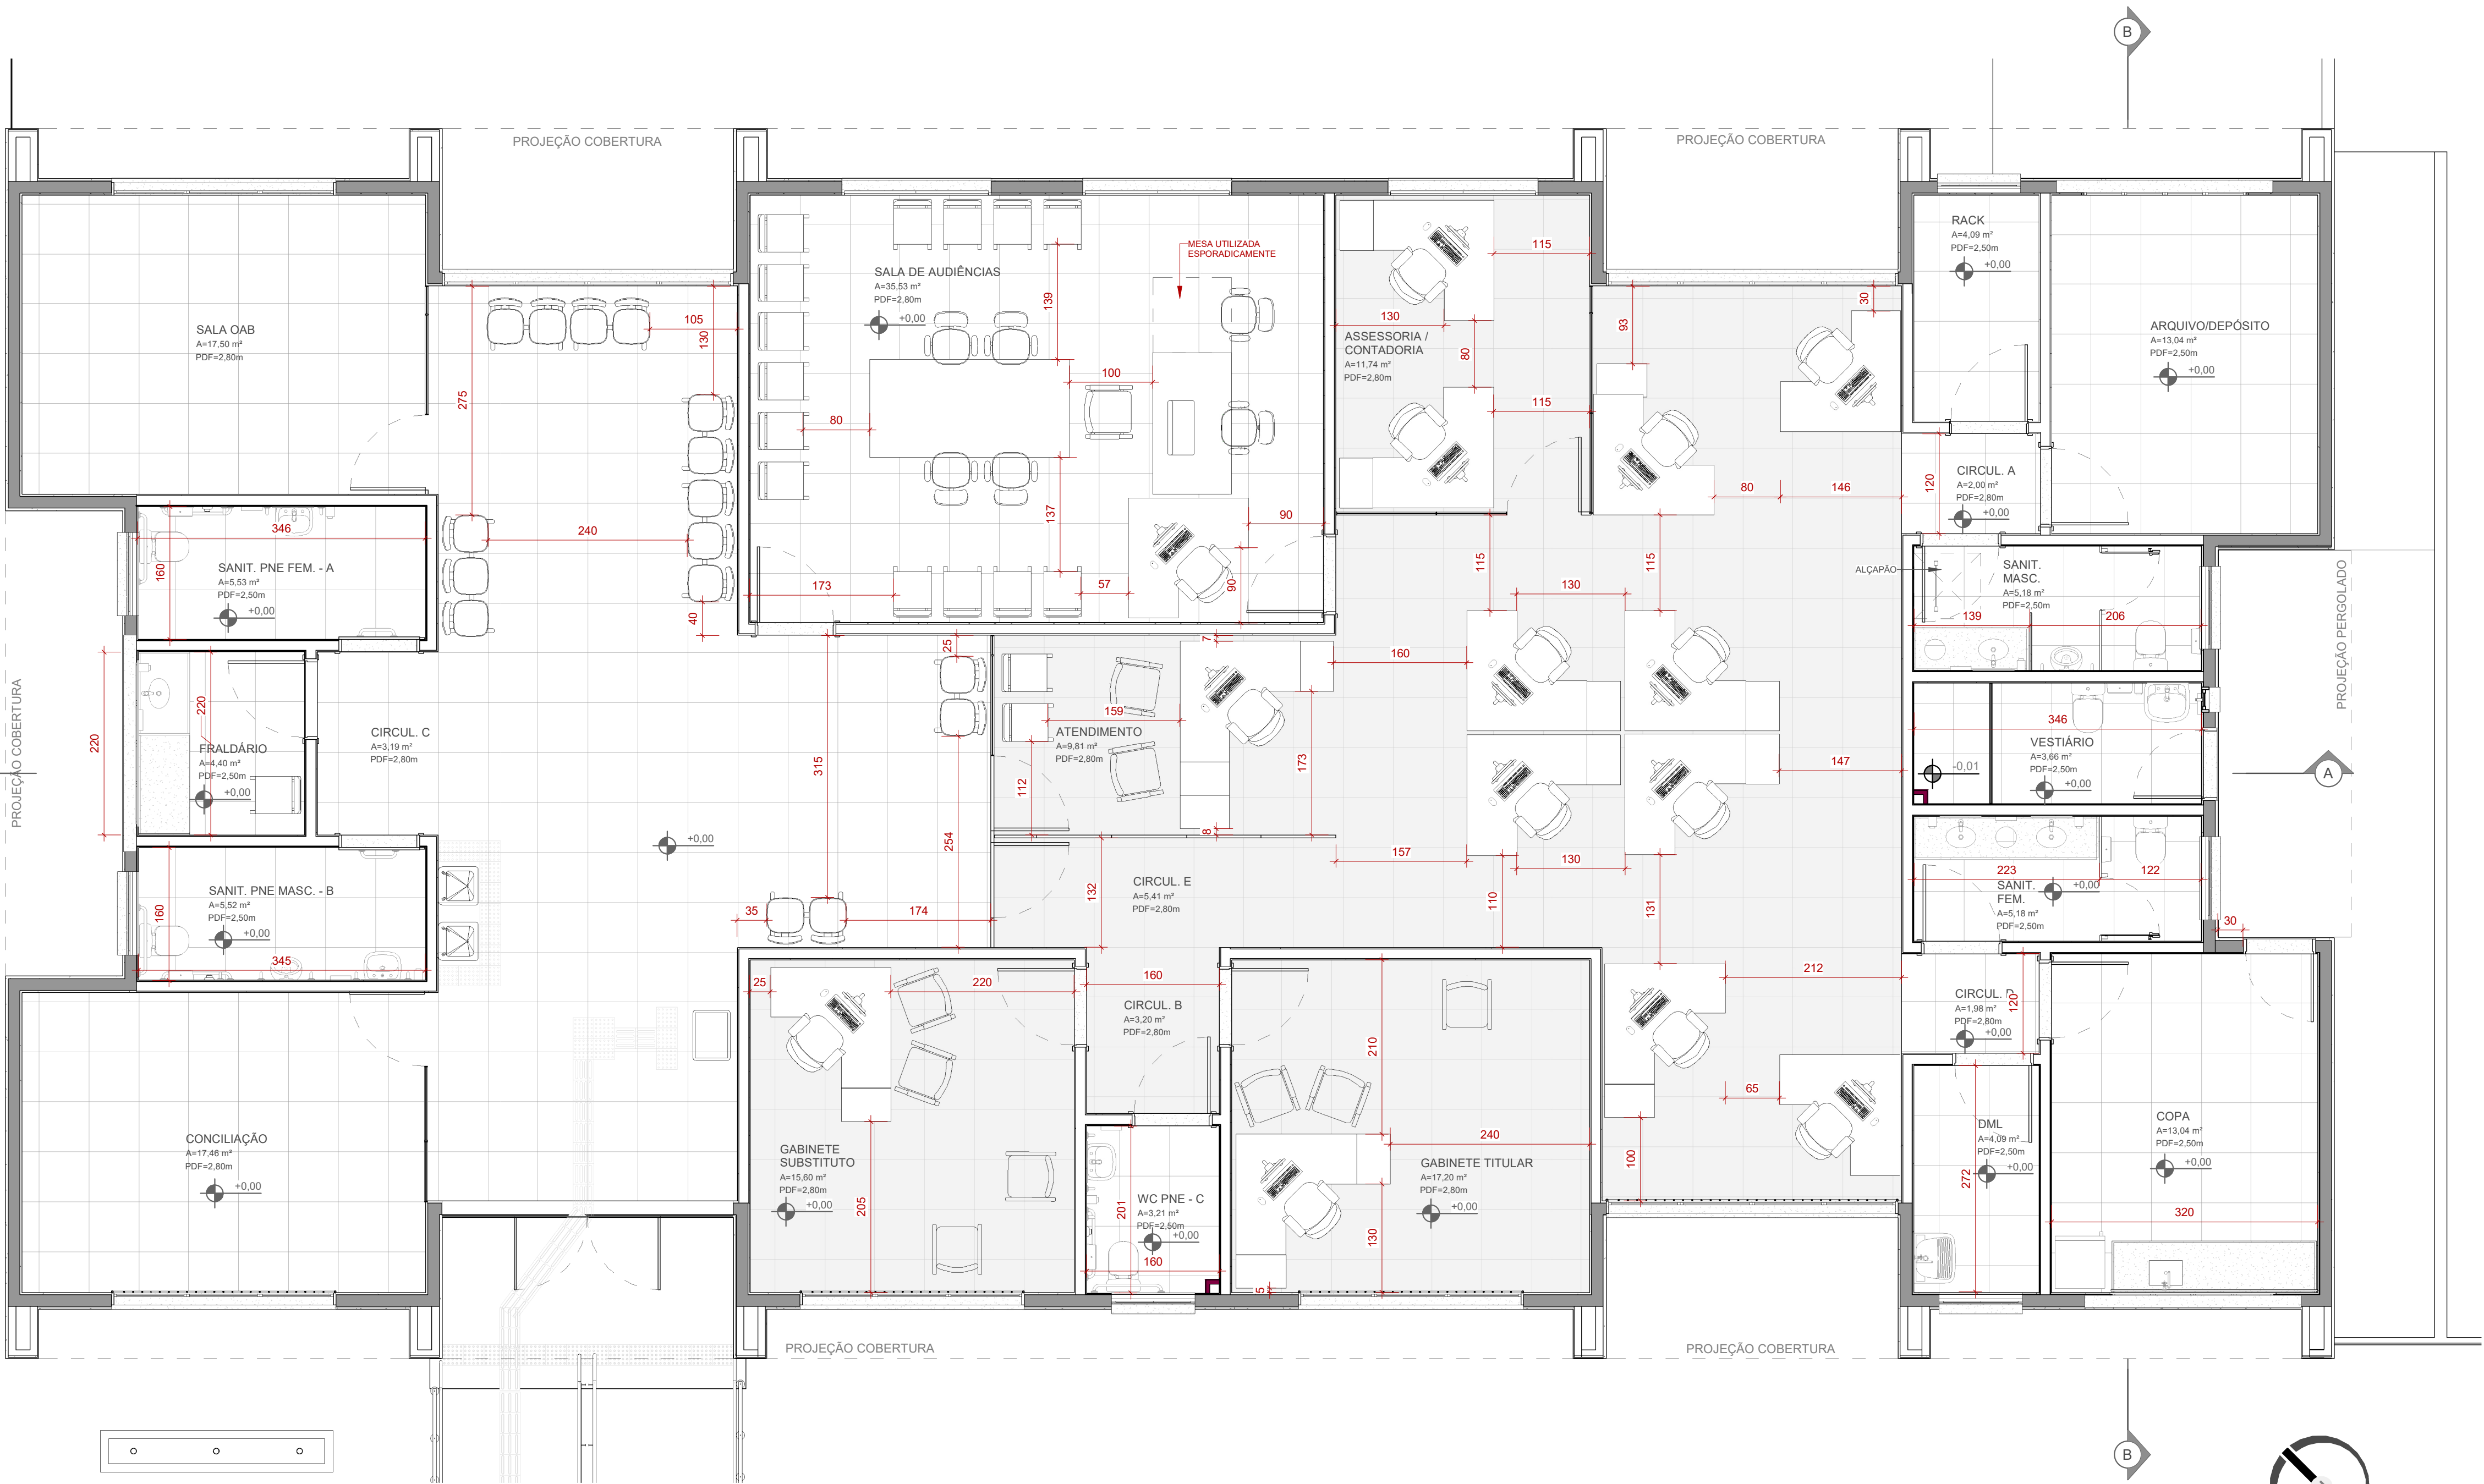

PLANTA DE LAYOUT - TÉRREO

1 : 50

PLANILHA DE ÁREAS	
AMBIENTE	ÁREA
SALA OAB	17,50 m²
SANIT. PNE FEM. - A	5,53 m²
FRALDÁRIO	4,40 m²
SANIT. PNE MASC. - B	5,52 m²
GABINETE SUBSTITUTO	15,60 m²
GABINETE TITULAR	17,20 m²
WC PNE - C	3,21 m²
SALA DE AUDIÊNCIAS	35,53 m²
ASSESSORIA / CONTADORIA	11,74 m²
RACK	4,09 m²
SANIT. MASC.	5,18 m²
VESTIÁRIO	3,66 m²
SANIT. FEM.	5,18 m²
CIRCUL. A	2,00 m²
CIRCUL. B	3,20 m²
ATENDIMENTO	9,81 m²
CIRCUL. E	5,41 m²
CIRCUL. C	3,19 m²
RESERVATÓRIOS	17,39 m²
CIRCUL. D	1,98 m²
DML	4,09 m²
CONCILIAÇÃO	17,46 m²
ARQUIVO/DEPÓSITO	13,04 m²
COPA	13,04 m²
SECRETARIA	56,94 m²
RECEPÇÃO / ESPERA	51,81 m²
Total geral	333,69 m²

OBS.: CONFERIR TODAS AS MEDIDAS NO LOCAL

R00	Emissão inicial	Arq. Pedro Marcos	06/12/2022
VERSÃO	DESCRIÇÃO	RESPONSÁVEL	DATA

BAGGIO
ARQUITETURA
CONSULTORIA S.S. LTDA

Rua Zamenhof, 71
Porto Alegre / RS
Fone/Fax: (51) 3337-0014
Etapas Projeto:

**TRIBUNAL REGIONAL DO TRABALHO 12ª REGIÃO - OBRA :
IMPLANTAÇÃO VARA DO TRABALHO ARARANGUÁ**

○ RUA AMÉRICO CAVALCANTE RABELO, S/N - MATO ALTO, ARARANGUÁ-SC

PROPRIETÁRIO:

COORDENAÇÃO:
Eng. Dagmara Rocha

MODELADOR:
Arq. Pedro Marcos


ESCALA:
1 : 50

PRANCHA:
ARQ-04 /21


EXECUTIVO

Disciplina: ARQUITETURA

Assunto: PLANTA BAIXA - LAYOUT

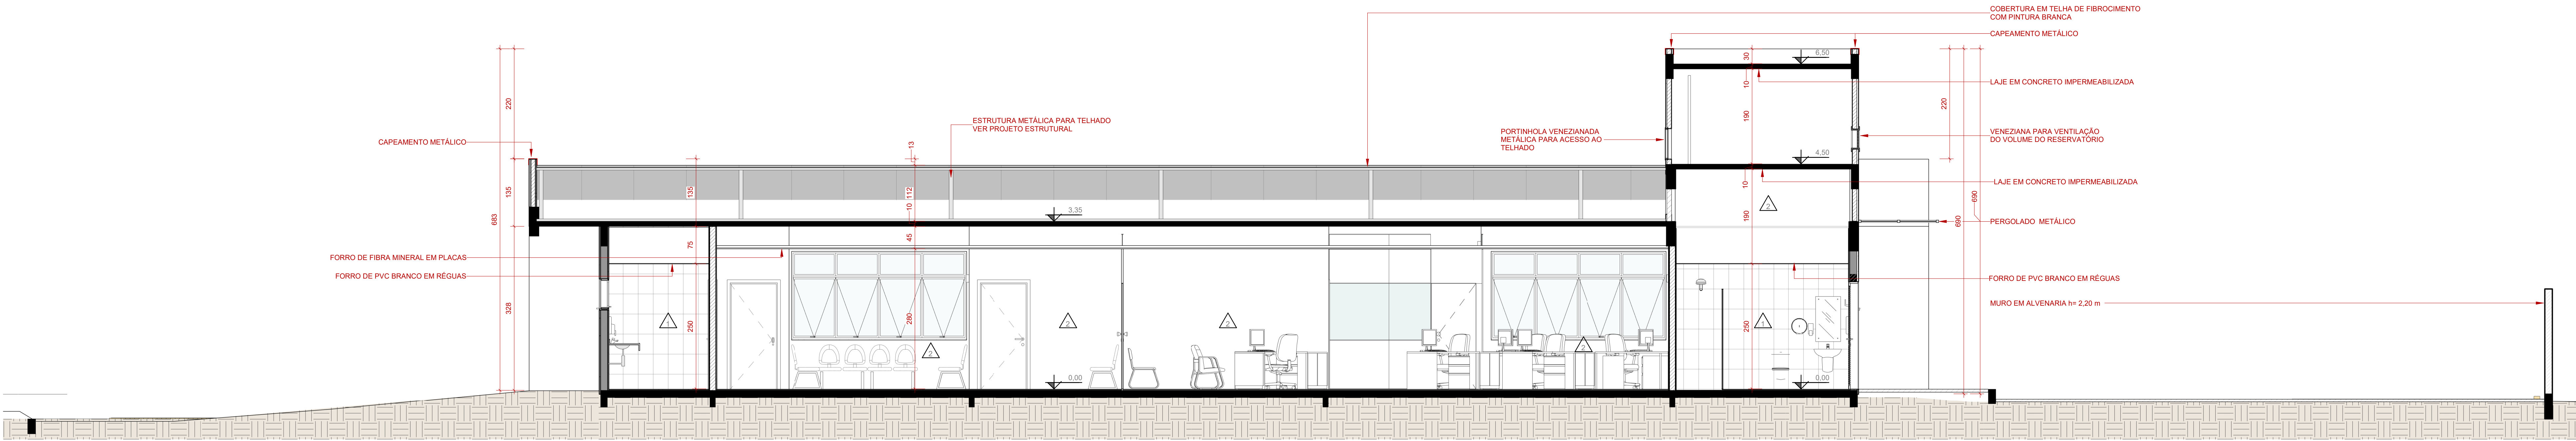

Corte AA
1 : 50

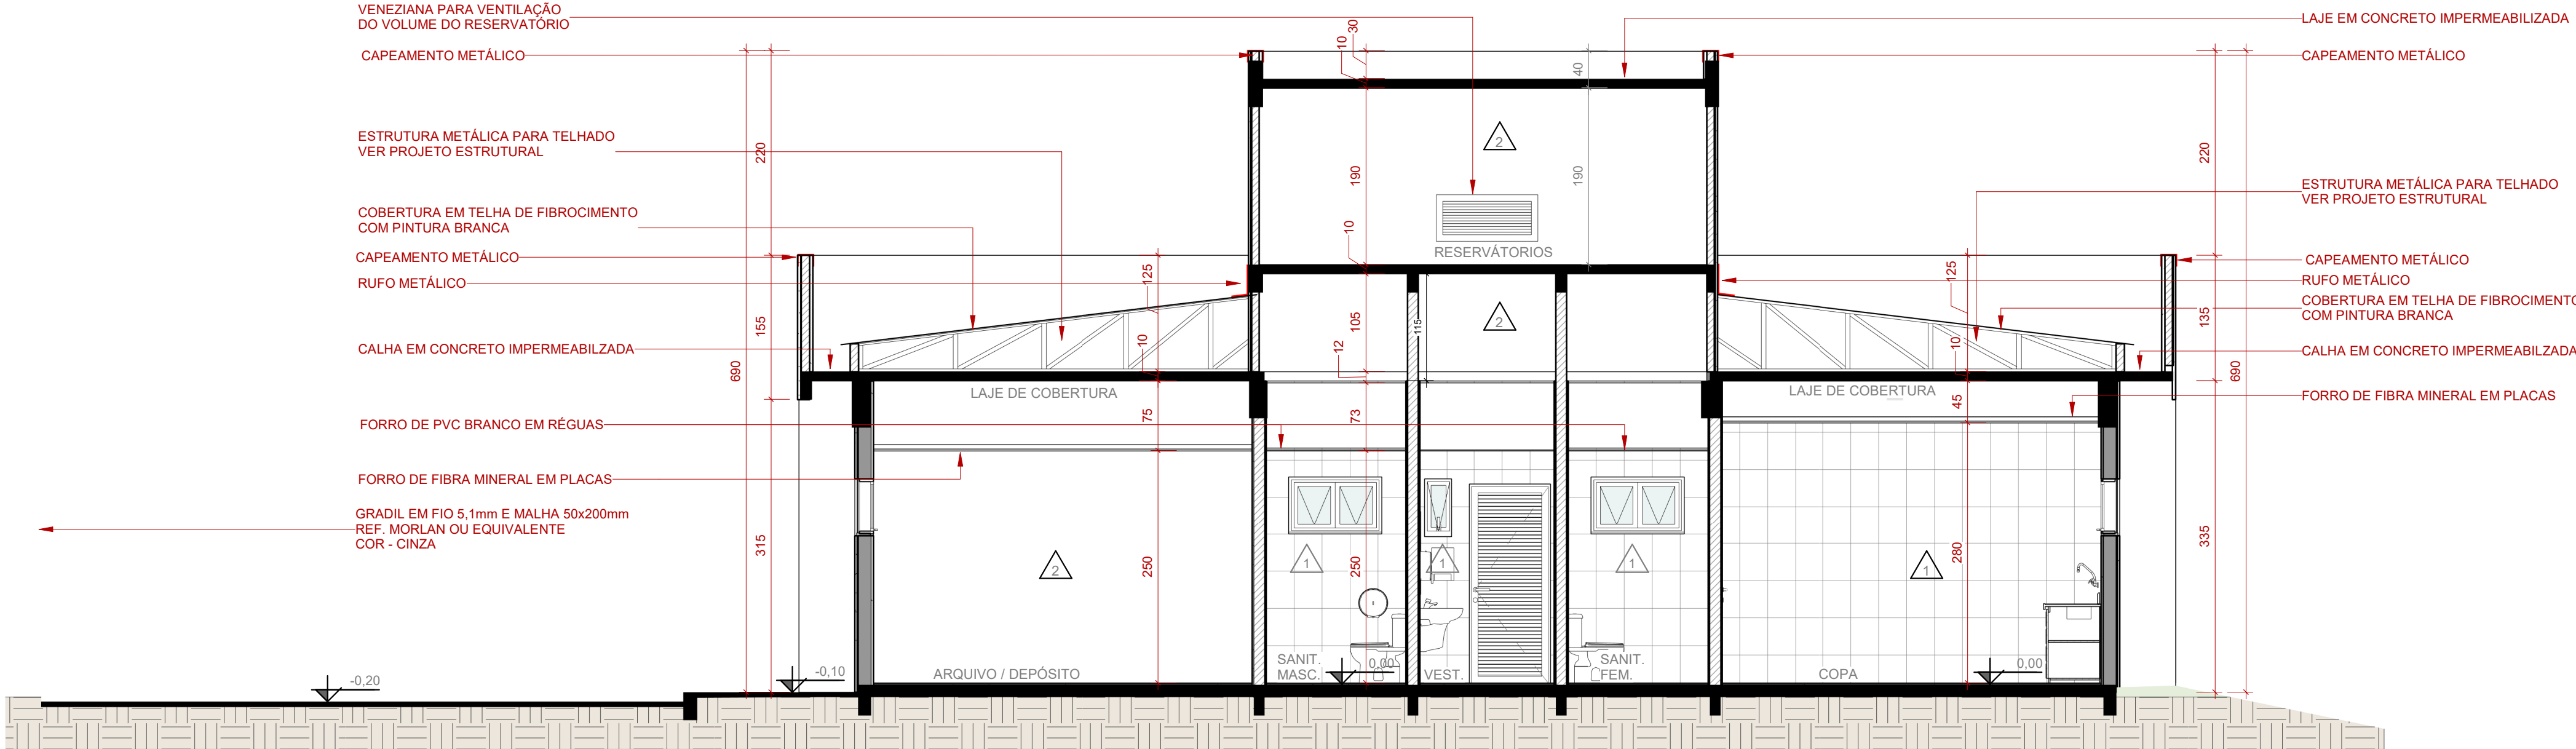

Corte BB
1 : 50

OBS.: CONFERIR TODAS AS MEDIDAS NO LOCAL

VERSÃO	DESCRIÇÃO	RESPONSÁVEL	DATA



BAGGIO
ARQUITETURA
CONSULTORIA 55 LTDA

Rua Zumbi nº 11
Porto Alegre / RS
Fone/Fax: (51) 3337-0014

Empreendedor
EXECUTIVO

TRIBUNAL REGIONAL DO TRABALHO 12ª REGIÃO - OBRA :
IMPLANTAÇÃO VARA DO TRABALHO ARARANGUÁ

PROPRIETÁRIO:
RUA AMÉRICO CAVALCANTE RABELO, S/N - MATO ALTO, ARARANGUÁ-SC

COORDENAÇÃO:
Eng. Dagmara Rocha

MODELADOR:
Arq. Pedro Marcos



ESCALA:
1 : 50

PRANCHAS:
ARQ-05/21



OBS.: CONFERIR TODAS AS MEDIDAS NO LOCAL


		TRIBUNAL REGIONAL DO TRABALHO 12ª REGIÃO - OBRA : IMPLANTAÇÃO VARA DO TRABALHO ARARANGUÁ	
BAGGIO ARQUITETURA CONSULTORIA SS LTDA		O RUA AMÉRICO CAVALCANTE RABELO, SIN - MATO ALTO , ARARANGUÁ-SC	
Rua Zamenhof, 71 Ponta Alegre / RS Fone/Fax (51) 33337-0014 Etapa Projeto:		PROPRRIETÁRIO: TRIBUNAL REGIONAL DO TRABALHO 12ª REGIÃO - ARARANGUÁ RESPONSAVEL TÉCNICO: Arq. Carolina Pereira Braga CAU A78438-9	
EXECUTIVO		COORDENAÇÃO: Eng. Dagmara Rocha MODELADOR: Arq. Pedro Marcos ESCALA: 1 : 75 PRANCHA:	
Disciplina: ARQUITETURA		Assunto: FACHADAS	
		ARQ-06 / 2	

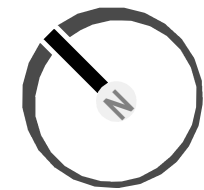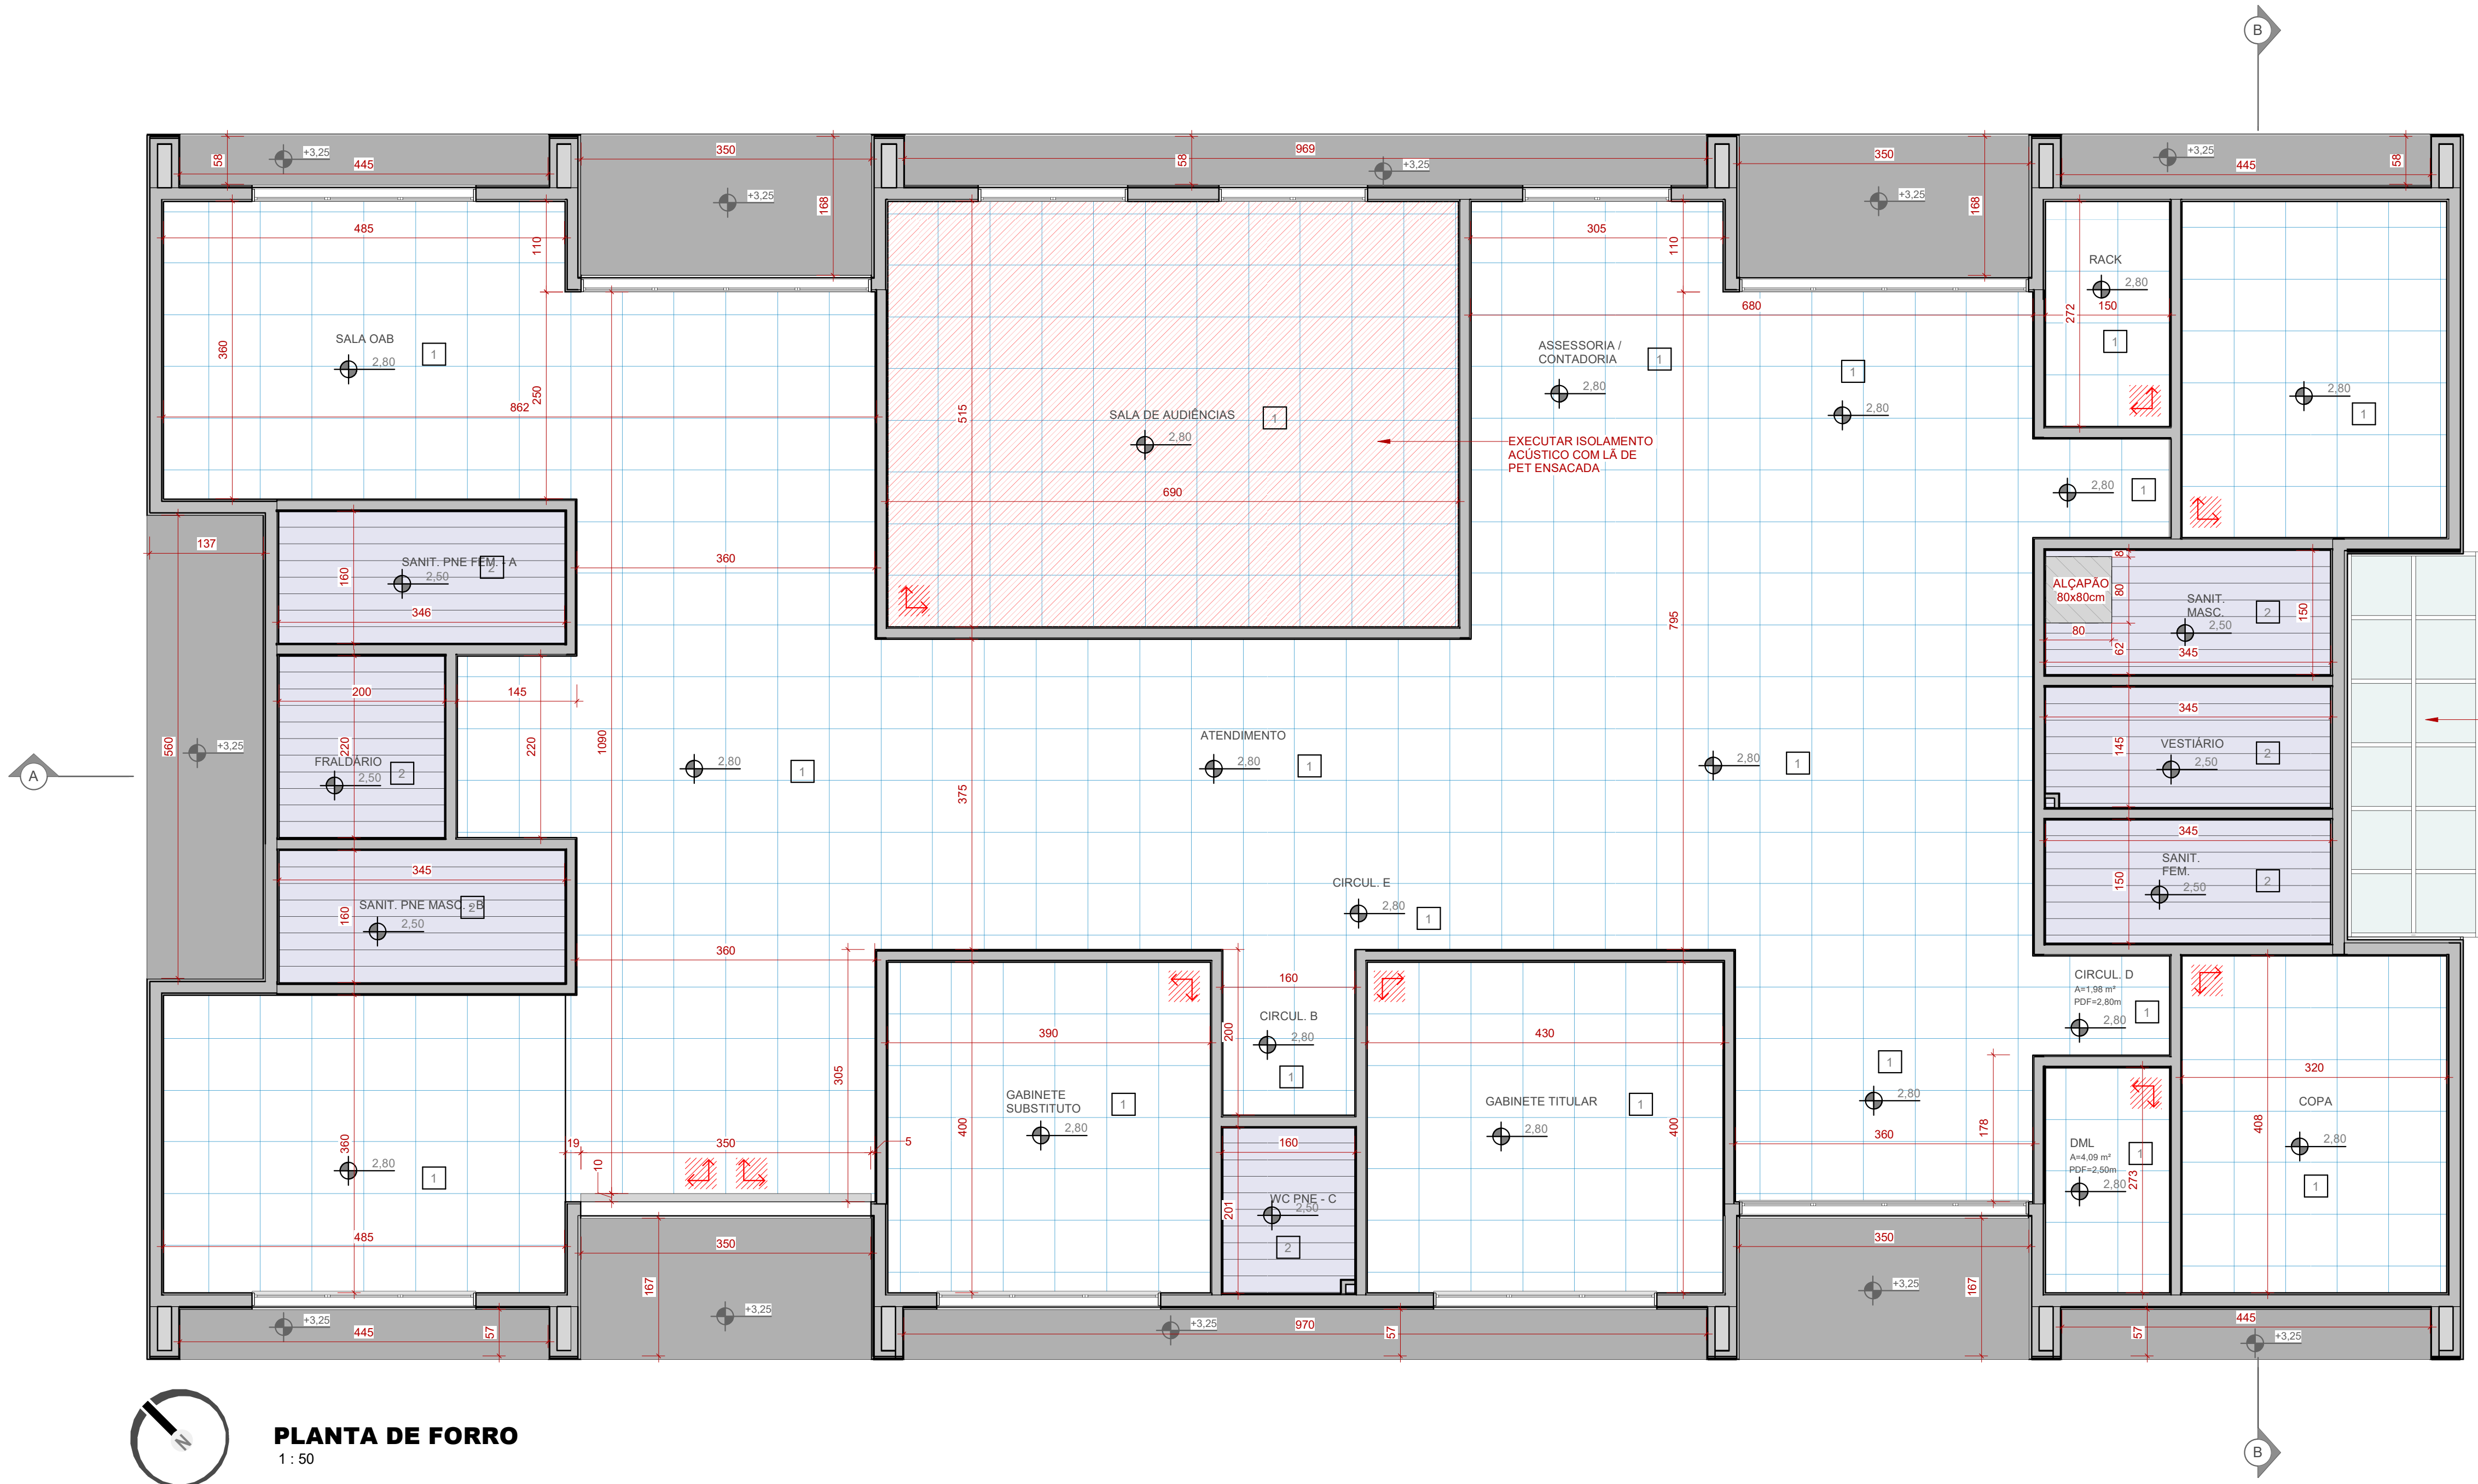


PLANTA DE FORRO
1:50

LEGENDA FORRO:

 INÍCIO DE COLOCAÇÃO DAS PEÇAS

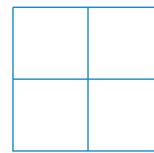 FORRO DE FIBRA MINERAL - 625 x 625 mm - h=2,80 m

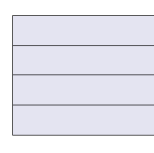 FORRO DE PVC BRANCO EM RÉGUA - 20cm LARGURA x 8 mm DE ESPESSURA - h= 2,50 m

 LAJE NO OSSO COM PINTURA ACRÍLICA FOSCA COR BRANCO, LINHA PREMIUM SHERWIN - WILLIAMS OU SIMILAR - h= 3,10 m

 INDICAÇÃO DE TETO

FORROS		
CÓDIGO	DESCRIÇÃO	ÁREA
01	FORRO DE FIBRA MINERAL, PARA USO INTERNO. DIMENSÕES: 625x625mm, ESPESSURA: 6,6cm - REF: LINHA FINE FISSURED (ARMSTRONG), THERMATX FEINSTRATOS (KNAUF) OU EQUIVALENTE TÉCNICO.	283,25 m²
02	FORRO DE PVC EM RÉGUA, PARA USO INTERNO, DIMENSÕES: LARGURA: 200mm, ESPESSURA: 8mm, NA COR BRANCO	33,37 m²

EXECUTAR PERGOLADO METÁLICO COM VIDRO

OBS.: CONFERIR TODAS AS MEDIDAS NO LOCAL

R00	Emissão Inicial	Arq. Pedro Marcos	06/12/2022
VERSÃO	DESCRIÇÃO	RESPONSÁVEL	DATA



Rua Zamenhof, 71
Porto Alegre / RS
Fone/Fax: (51) 3337-9014
Etapas Projeto:

TRIBUNAL REGIONAL DO TRABALHO 12ª REGIÃO - OBRA :
IMPLANTAÇÃO VARA DO TRABALHO ARARANGUÁ

○ RUA AMÉRICO CAVALCANTE RABELO, S/N - MATO ALTO, ARARANGUÁ-SC

PROPRIETÁRIO:

COORDENAÇÃO:
Eng. Dagmara Rocha


MODELADOR:
Arq. Pedro Marcos

ESCALA:
1:50

PRANCHA:
ARQ-07 /21

Disciplina:
ARQUITETURA

Assunto:
PLANTA DE FORRO

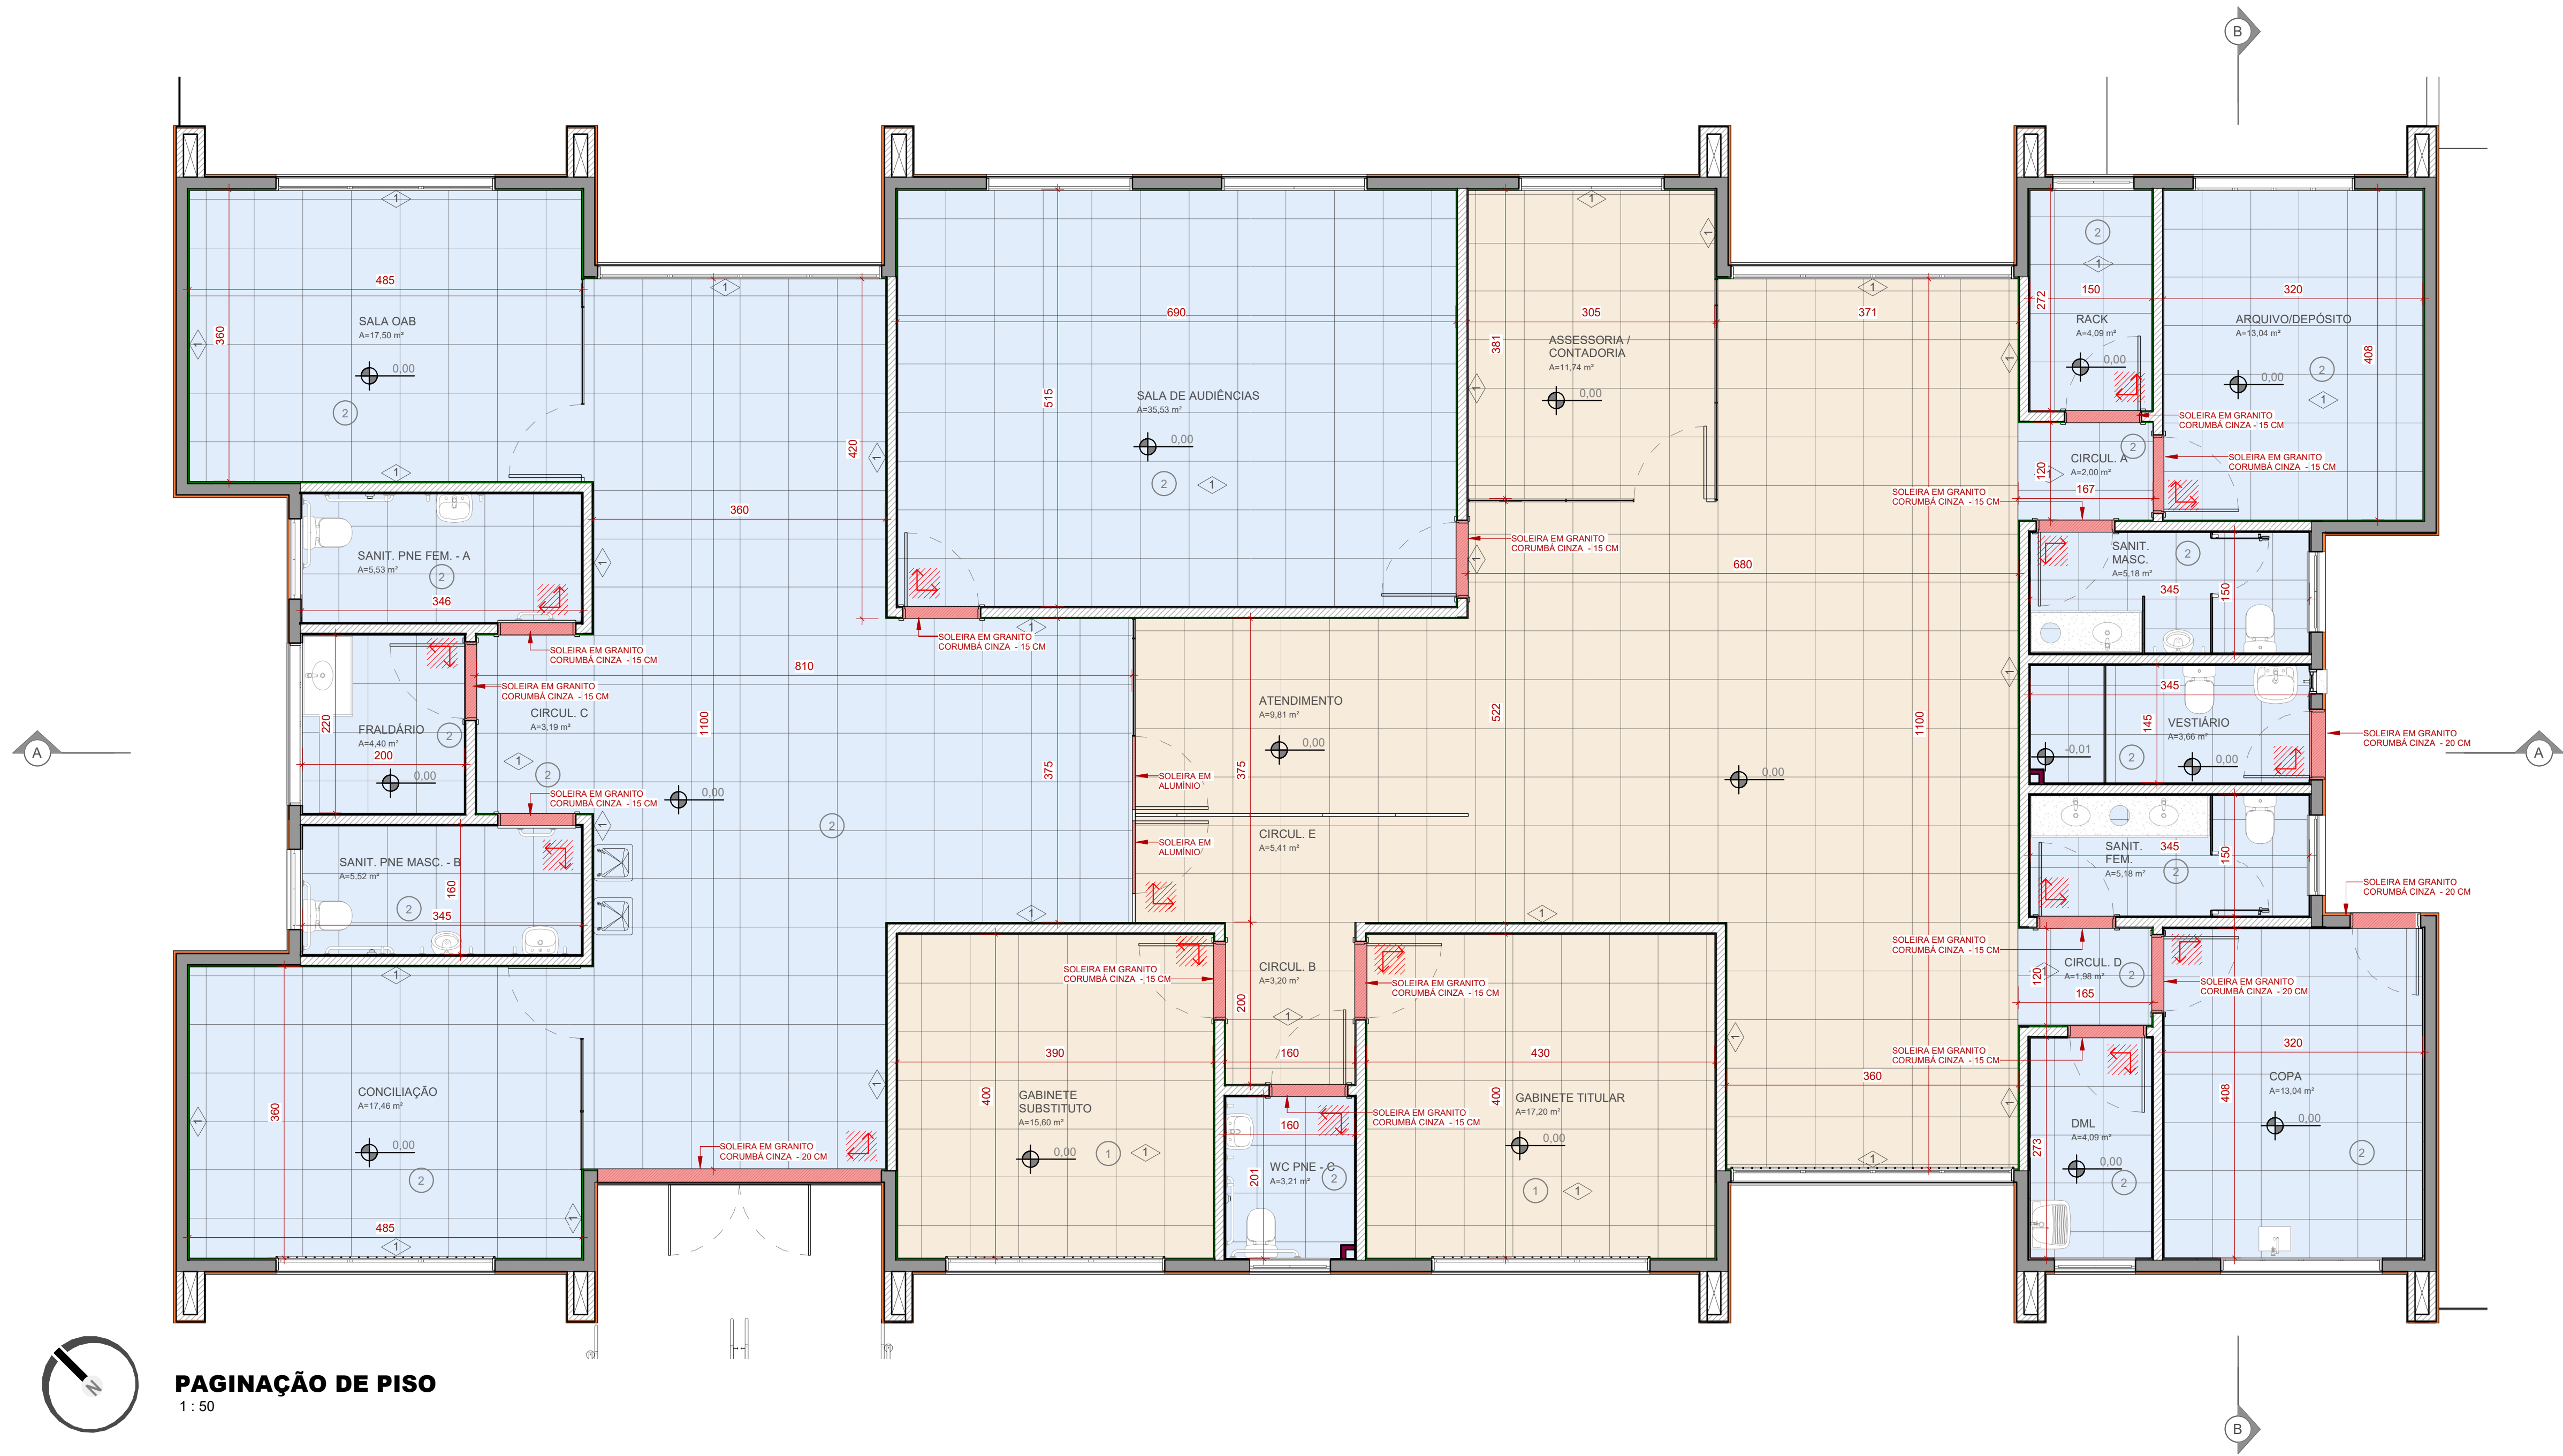

PAGINAÇÃO DE PISO
1 : 50

LEGENDA PISO:

- INÍCIO DE COLOCAÇÃO DAS PEÇAS
- PISO PORCELANATO 60X60CM, COR CIMENTO CINZA, REF. PORTOBELLO LINHA ESSENCIAL OU EQUIVALENTE
ÁREA TOTAL = 197,67m²
- PISO VINÍLICO 60X60CM REF. TARKETT BEIGE PORCELAIN, CAPA DE USO 0,5MM OU EQUIVALENTE
ÁREA TOTAL = 119,83m²

PISOS

- 1 PISO VINÍLICO 60X60 CM, CAPA DE USO 0,5 MM, REF. TARKETT BEIGE PORCELAIN OU EQUIVALENTE
- 2 PISO PORCELANATO 60X60 CM, COR CIMENTO CINZA, REF. PORTOBELLO LINHA ESSENCIAL OU EQUIVALENTE

RODAPÊ

- 1 RODAPÊ POLIESTILENO RECICLADO, H: 7cm, MODELO RP/BR, SANTA LUIZA OU EQUIVALENTE

OBS.: CONFERIR TODAS AS MEDIDAS NO LOCAL

R00	Emissão Inicial	Arq. Pedro Marcos	06/12/2022
VERSÃO	DESCRIÇÃO	RESPONSÁVEL	DATA

 Rua Zamenhof, 71 Porto Alegre / RS Fone/Fax: (51) 3337-0014 E-mail: info@baggio.com.br	TRIBUNAL REGIONAL DO TRABALHO 12ª REGIÃO - OBRA : IMPLANTAÇÃO VARA DO TRABALHO ARARANGUÁ		
	RUA AMÉRICO CAVALCANTE RABELO, S/N - MATO ALTO, ARARANGUÁ-SC		
	PROPRIETÁRIO: COORDENAÇÃO: Eng. Dagmara Rocha		
	TRIBUNAL REGIONAL DO TRABALHO 12ª REGIÃO - ARARANGUÁ		
RESPONSÁVEL TÉCNICO:		MODELADOR: Arq. Pedro Marcos	
EXECUTIVO		ESCALA: Como indicado	
Arq. Carolina Pereira Baggio CAU A78438-9		PRANCHA:	
Disciplina:	Assunto	PAGINAÇÃO DE PISO	
ARQUITETURA		ARQ-08 /21	